


Normprofile

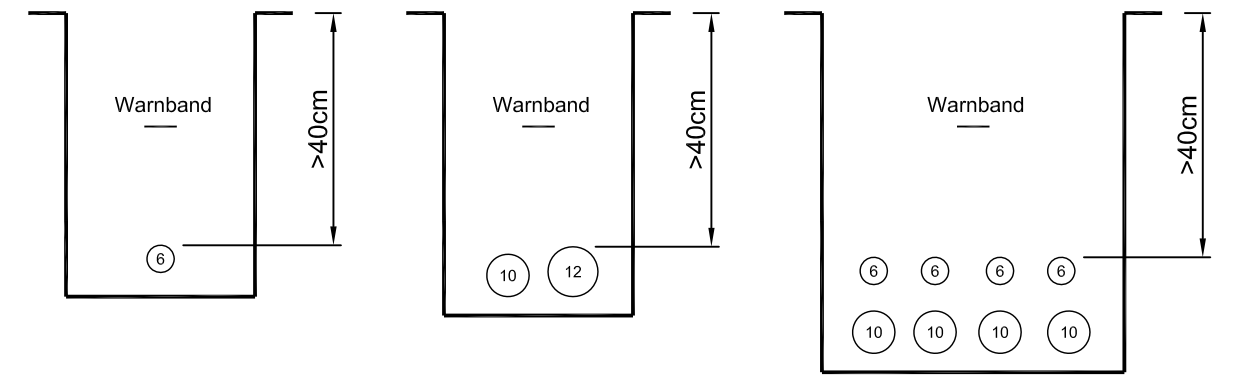

		Bestehend	Neu	Abbruch	Kabelquerschnitt / Rohrnlage	
Freileitung	50/110kV					
	16/20kV					
	0.4kV					
Kabel	50/110kV					
	16/20kV					
	0.4kV					
	LWL					
Reserve						
Telecom						

ST.GALLISCH-APPENZELISCHE KRAFTWERKE AG

Vadianstrasse 50 | P.F. 2041
CH-9001 St. Gallen
T +41 (0)71 229 51 51 | info@sak.ch | sak.ch

Plan Nr.

2024-258

Massstab

1:500

Projekt Nr.

P2-00042

Gemeinde Amden / SG

0.4kV Kabelleitung

Verteilnetz Paradiesli - Grüenegg

Vorlageplan

Gezeichnet	TIS	02.09.2024
Geprüft	HUW	05.09.2025
Freigegeben		
Änderung A	TIS	05.09.2025
Änderung B		
Änderung C		
Änderung D		
Ersatz für		