




Grundriss

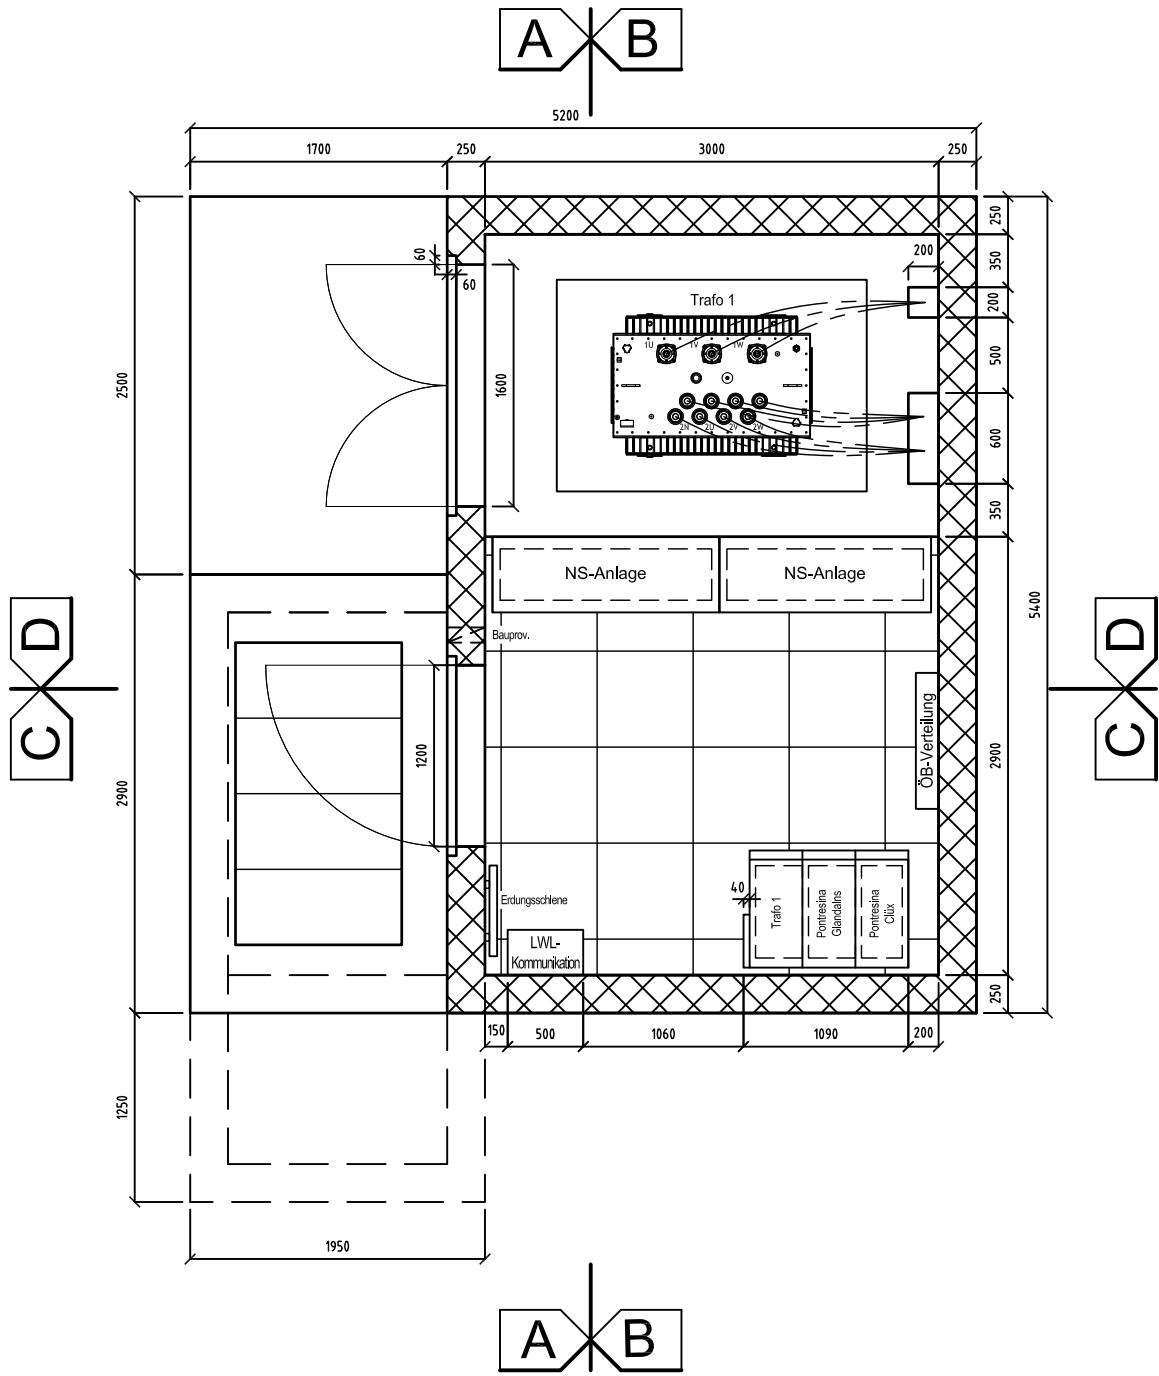


Schnitt A-A

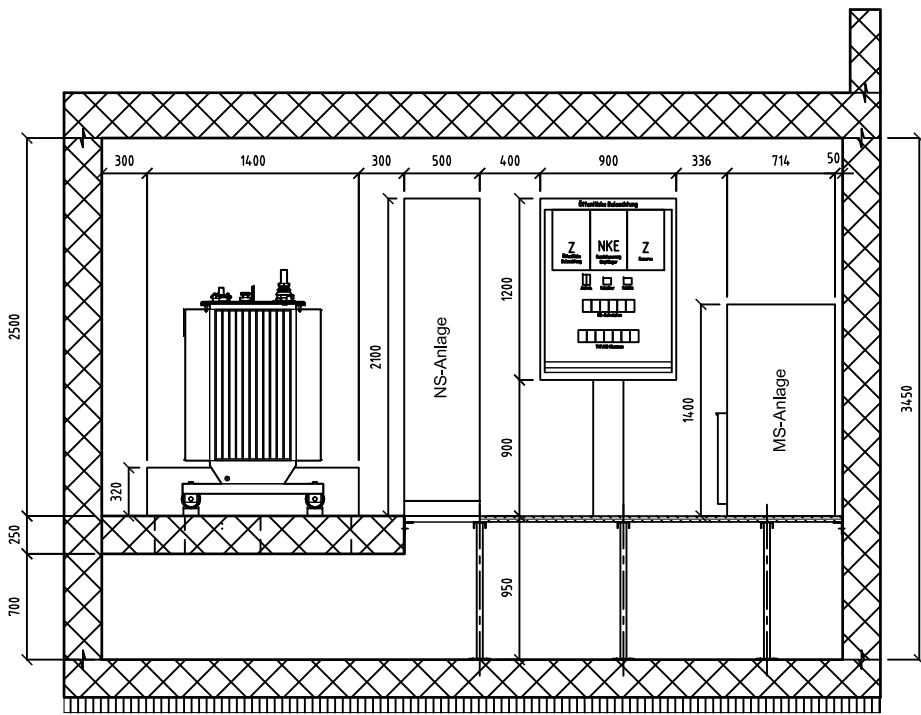


Schnitt B-B

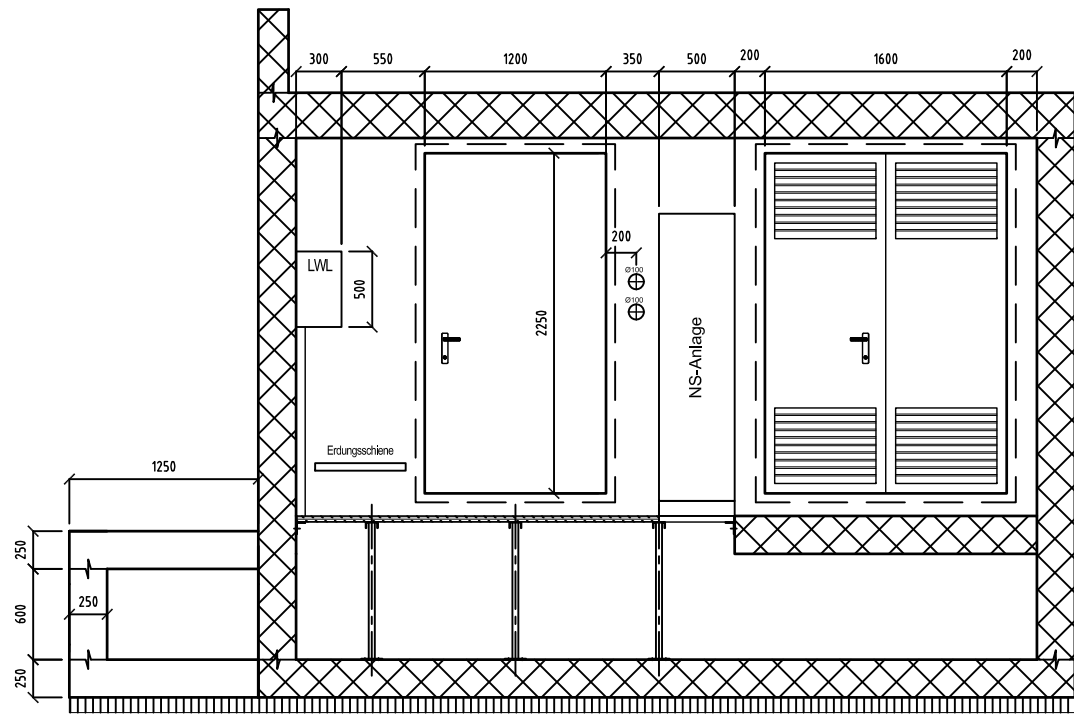

Schnitt C-C

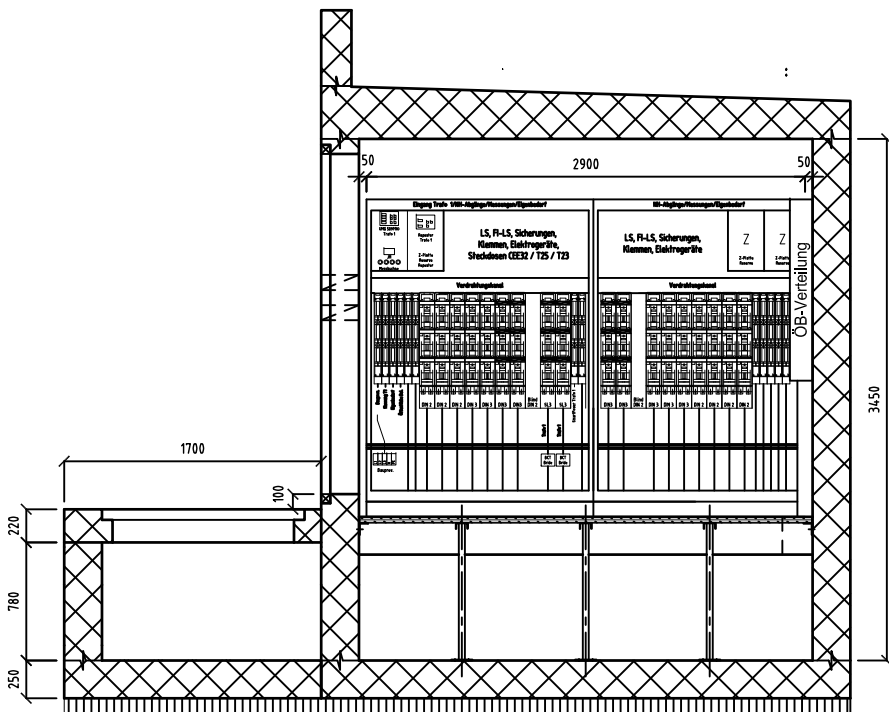

Schnitt D-D

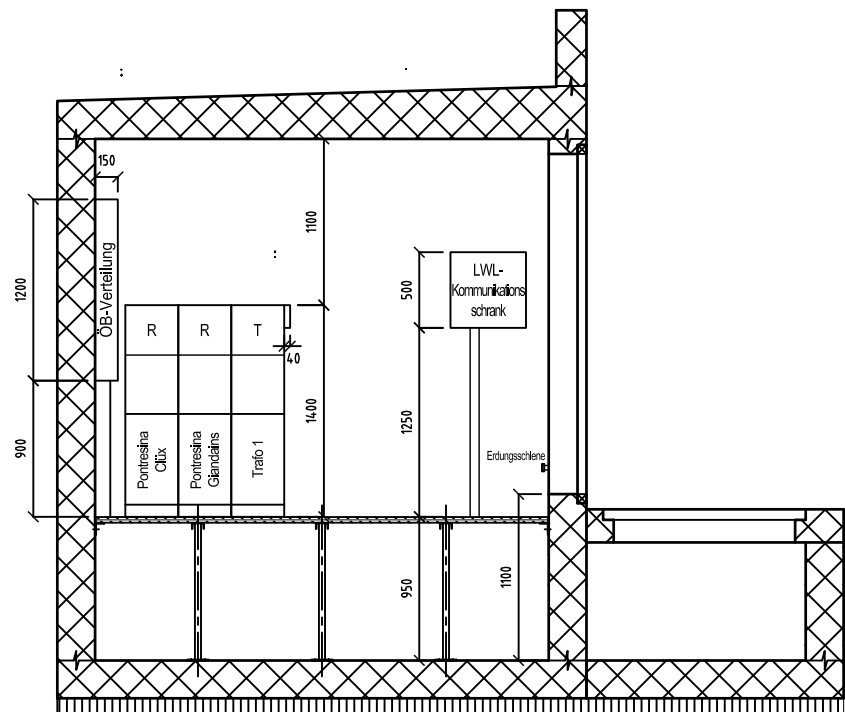

PONTRESINA

TRAFOSTATION
TS 188 Pontresina Schulhaus
Dispositionsplan

☒ Vorprojekt ☐ Bauprojekt ☐ Eingabeprojekt ☐ Submissionsprojekt ☐ Ausführungsprojekt ☐ Wie gebaut

REPOWER

Via Charels Suot 25
7502 Bever
Tel. 081 839 71 11
Fax 081 839 72 99
E-Mail: hello@repower.com
www.repower.com

Ablage - Code
REN.EN.PNAG.TSNE.PL
Plan Nr.

2072

Datum 21.11.2025

Gez. caue

Visum

Format A2

Massstab 1:50

Seiten Nr. /