




SCHNITT A-A

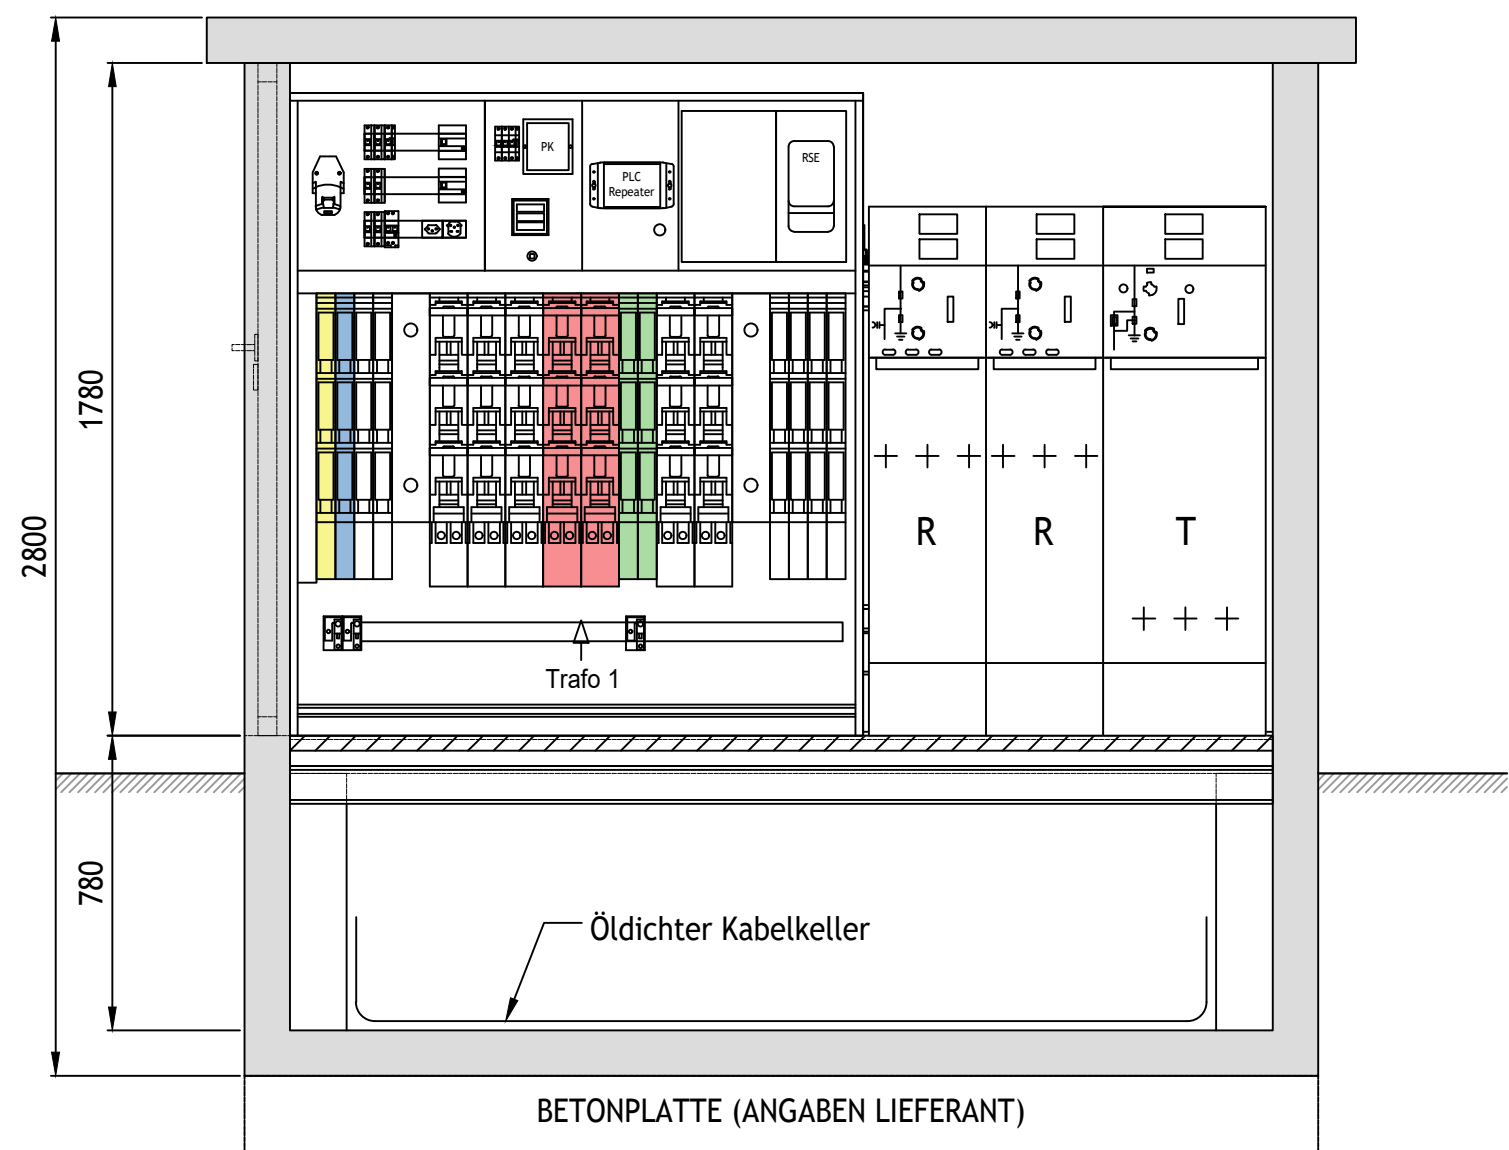


SCHNITT B-B

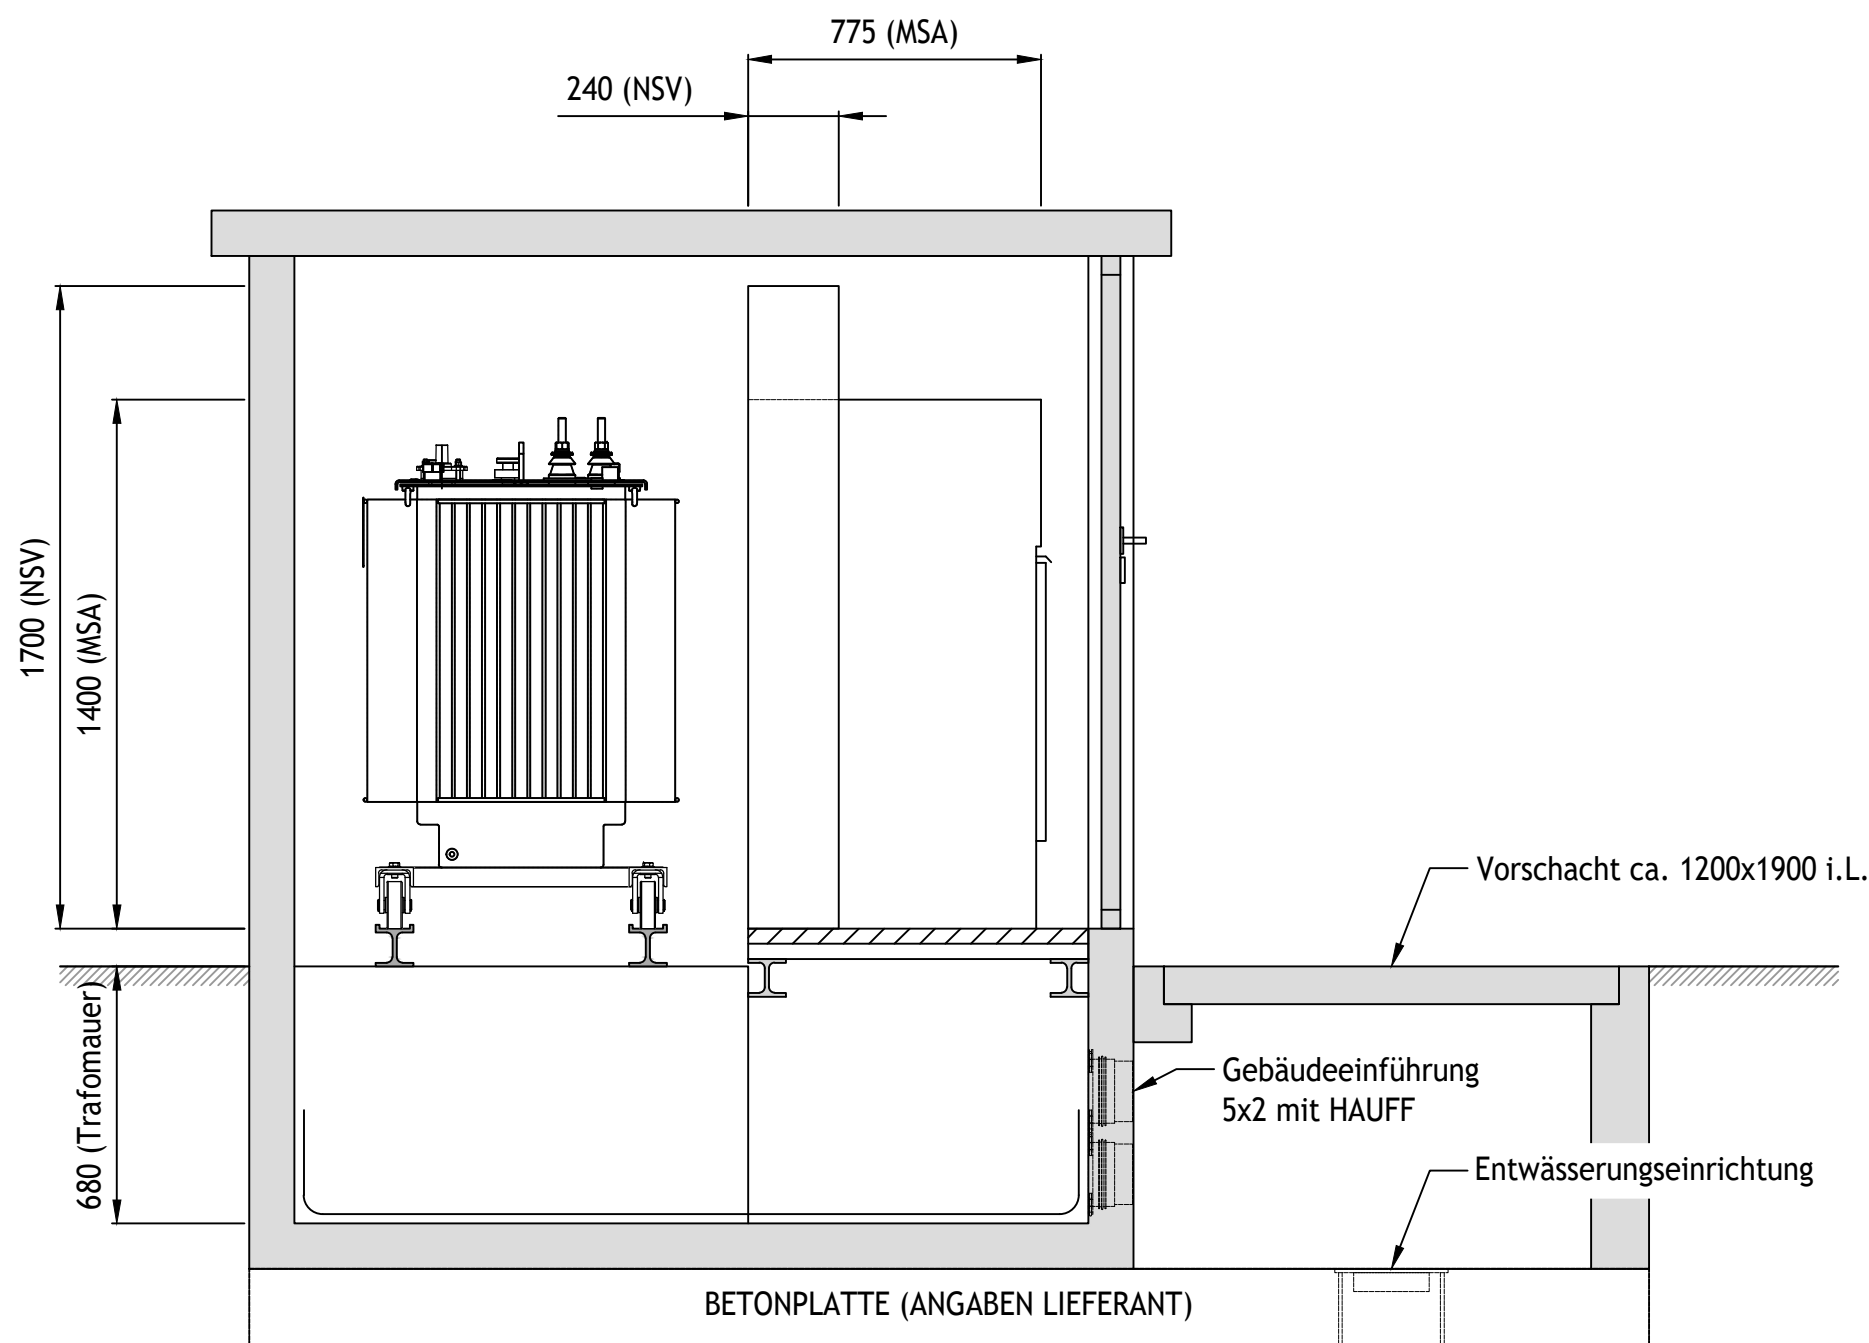

GRUNDRISS

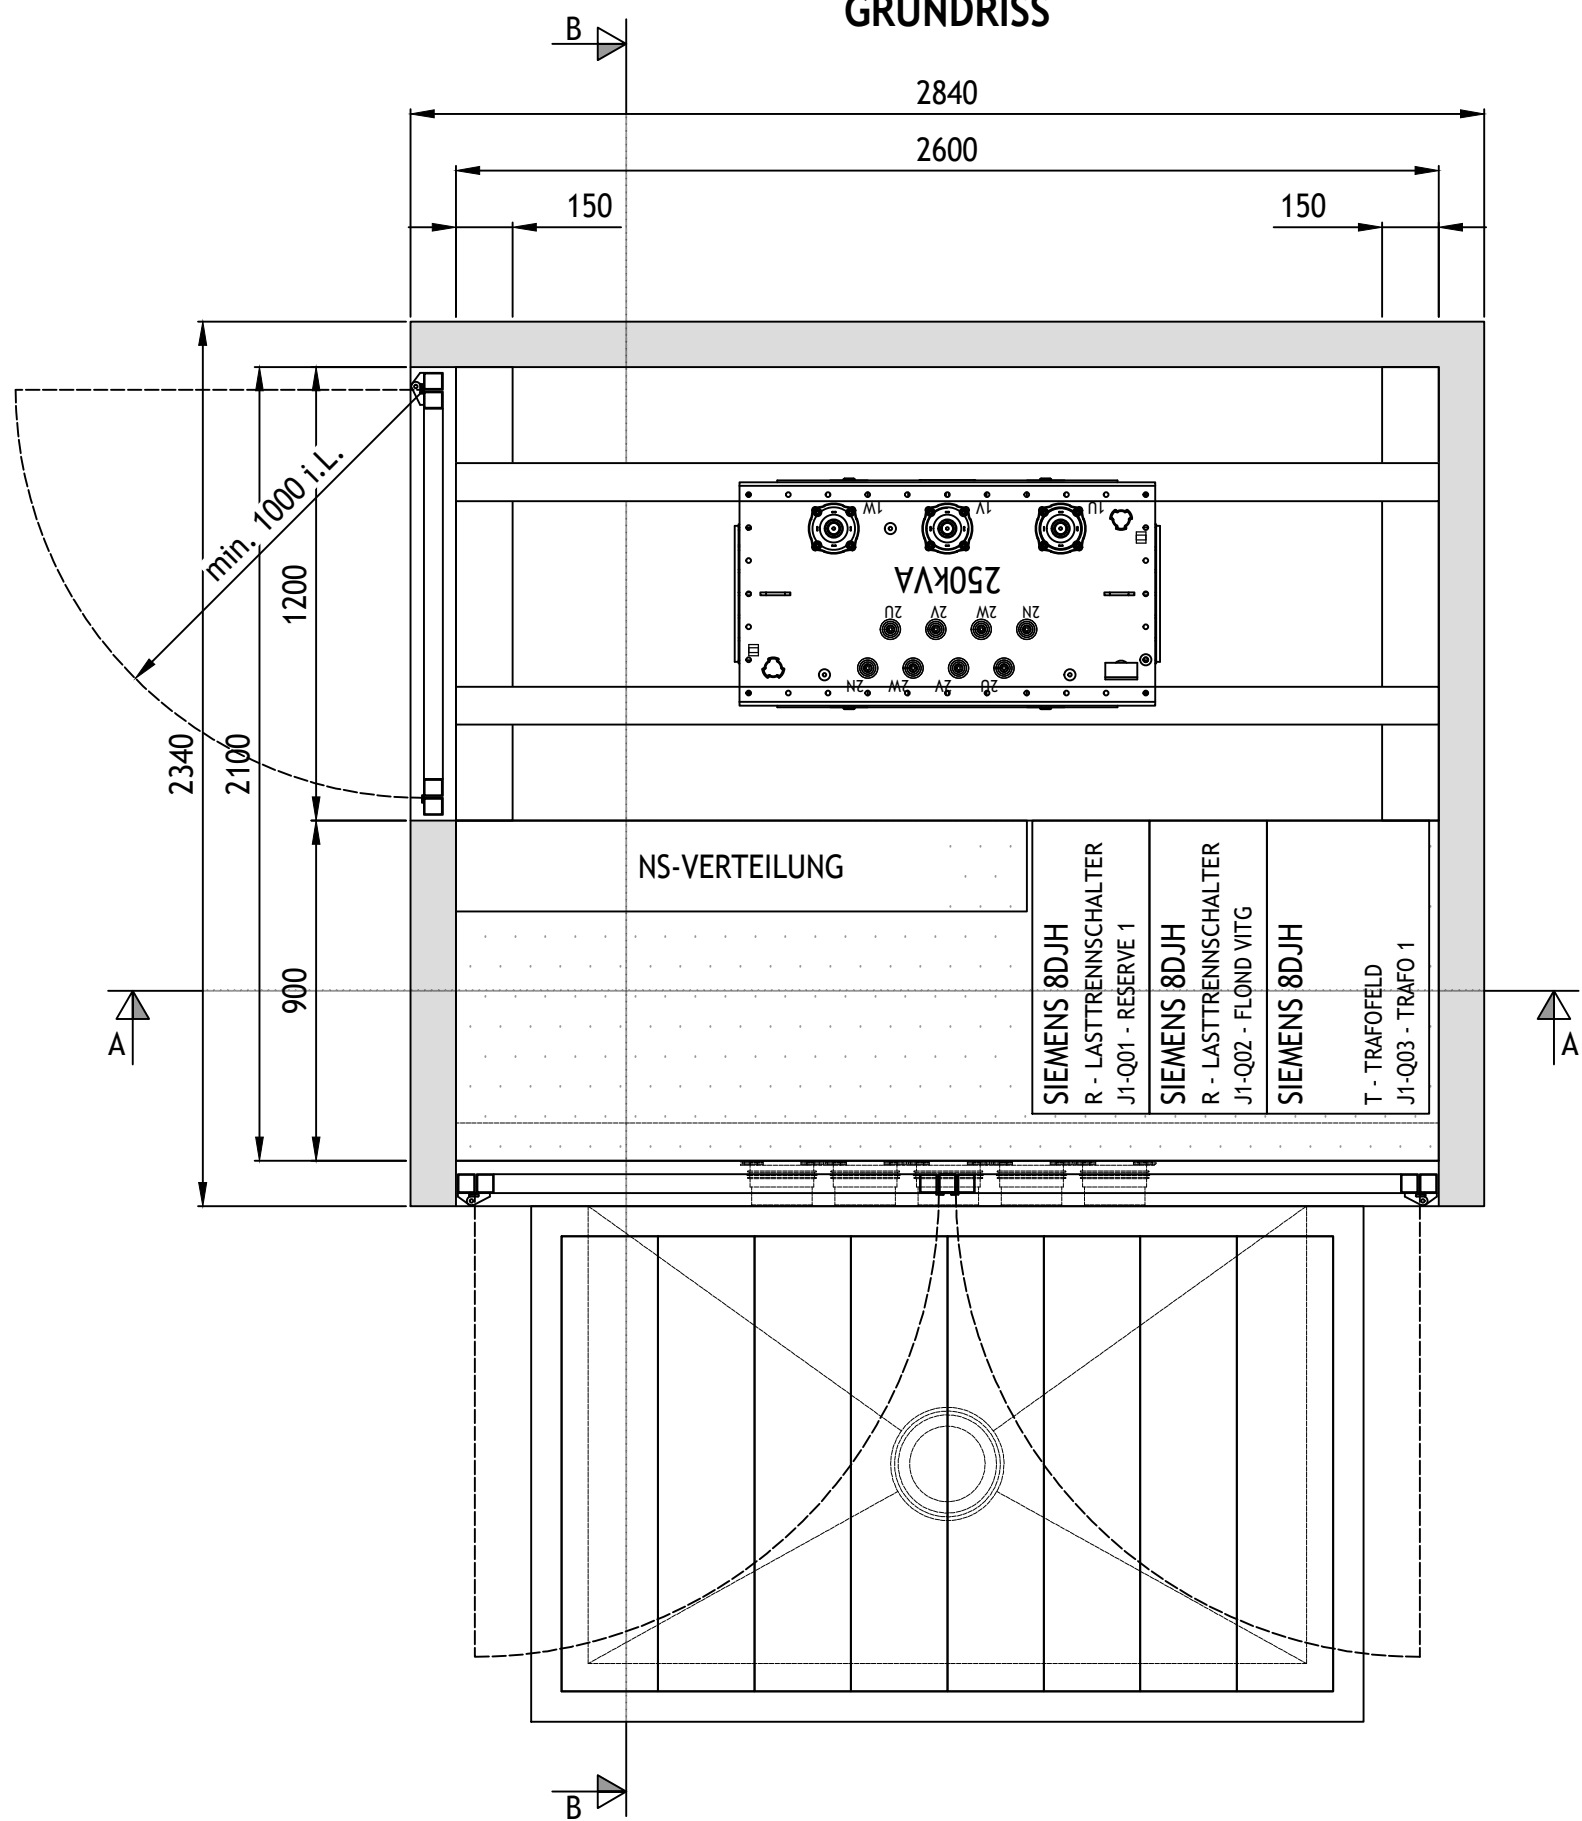

GRUNDRISS NISV 1:50

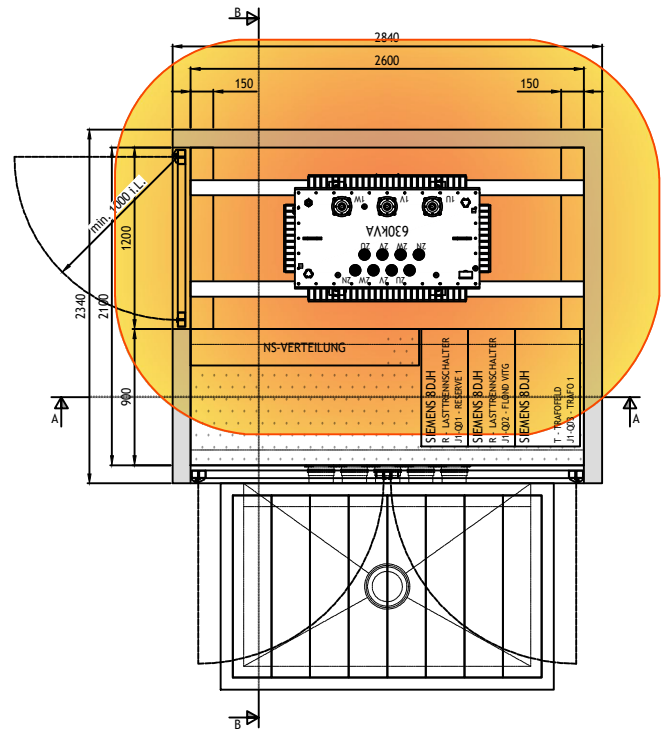

SURCUOLM

TRAFOSTATION
TS 0856 FLOND FEIDAS
DISPOSITION

☒ Vorprojekt ☐ Bauprojekt ☐ Eingabeprojekt ☐ Submissionsprojekt ☐ Ausführungsprojekt ☐ Wie gebaut

REPOWER

Via Santeri 74
7130 Ilanz

Tel. 081 839 71 11
Fax 081 839 72 99

E-Mail: hello@repower.com
www.repower.com

Abgabe - Code
REN.SU.FLOG.TSNE.PL

Plan Nr.
0001.1

Datum 23.05.2024

Gez. vii

Geändert 15.08.2025

Format Spezial

Massstab 1:20

Seiten Nr. 1 / 1