







Schnitt B-B

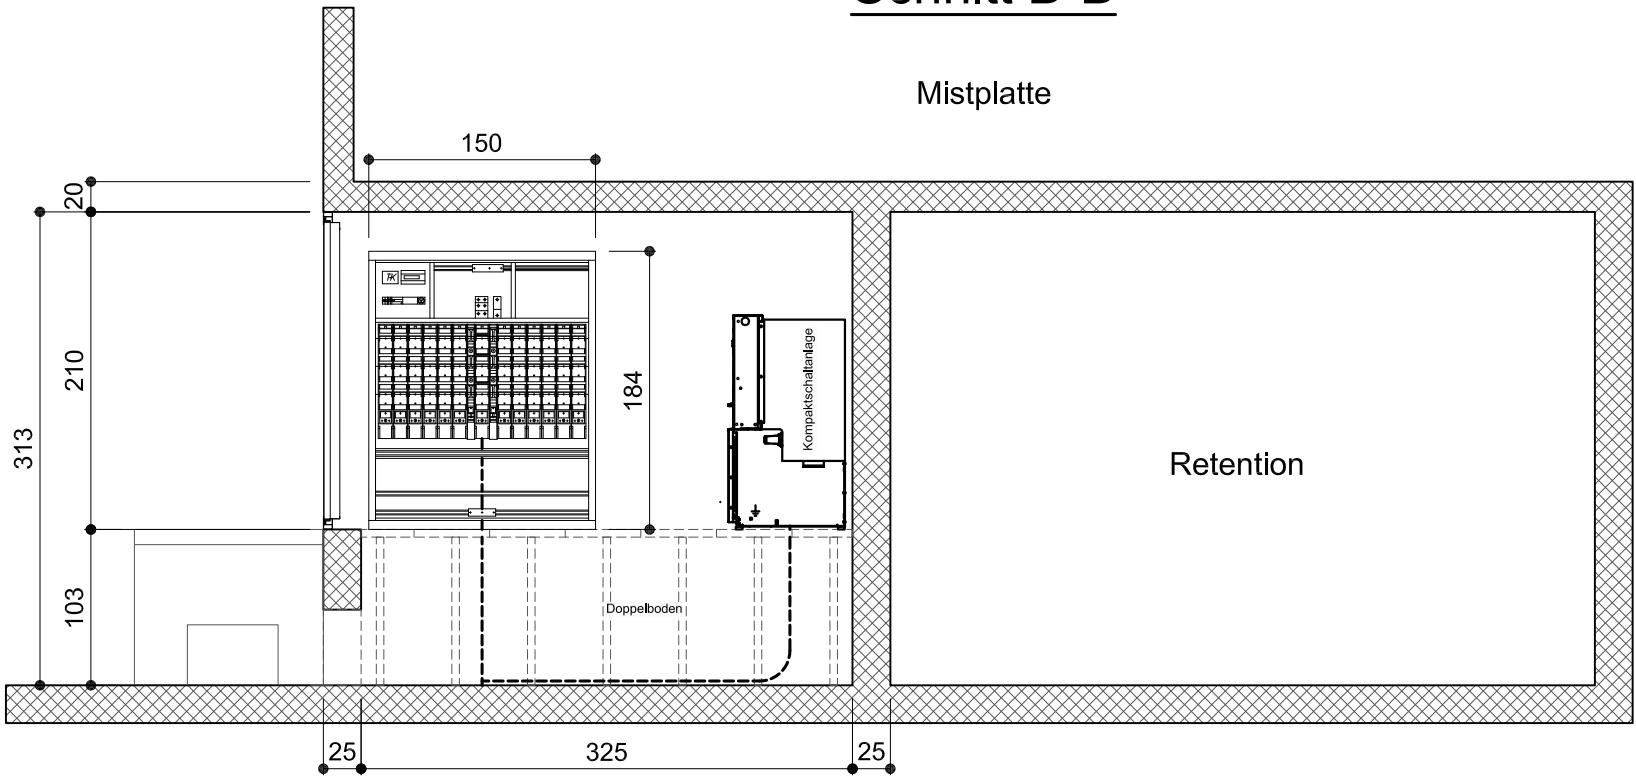

Grundriss

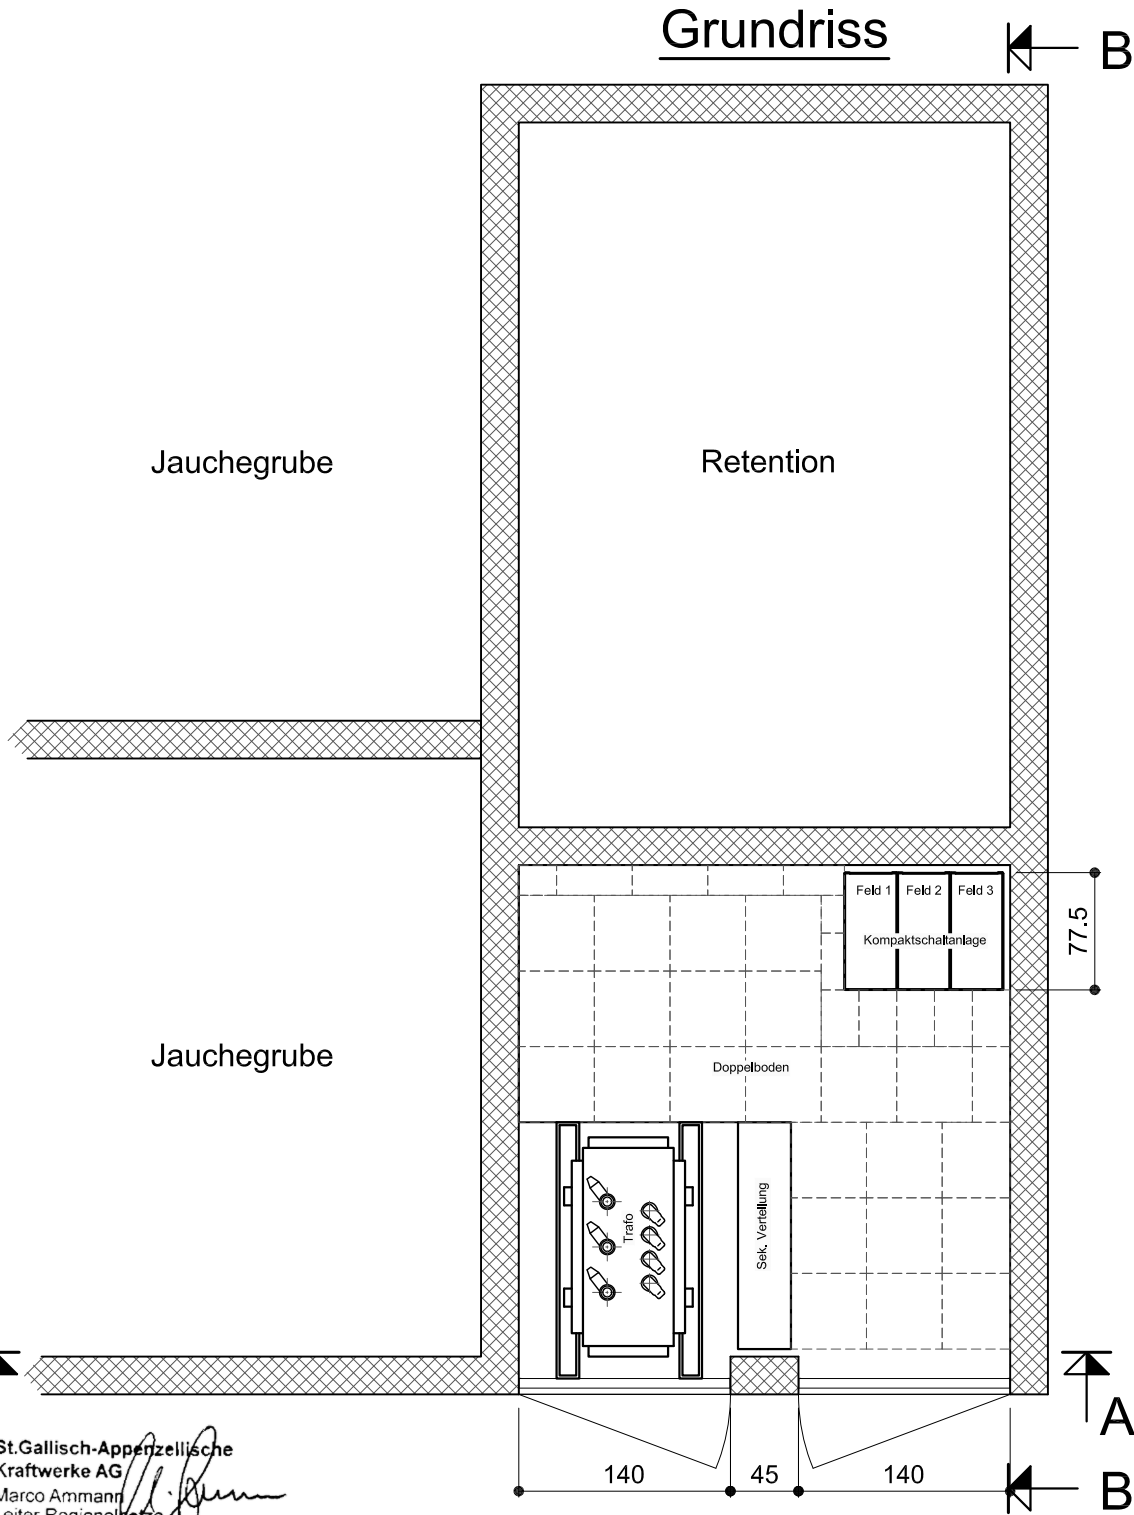

Schnitt A-A

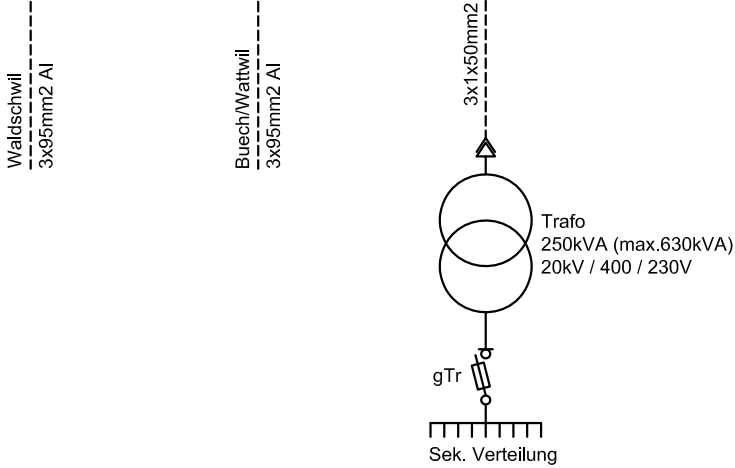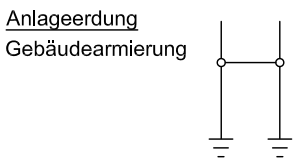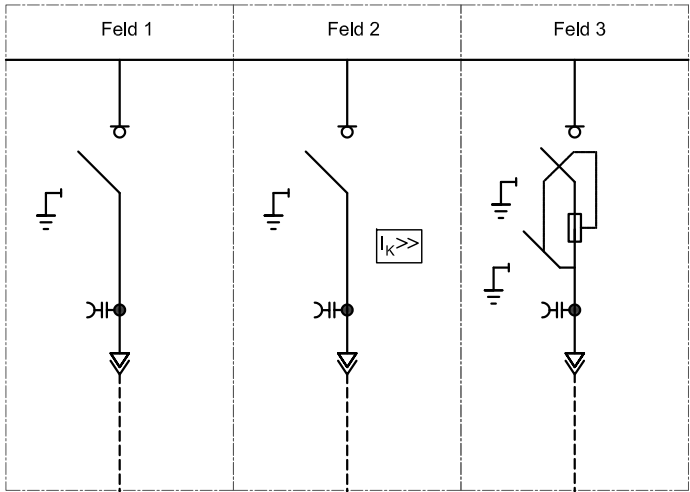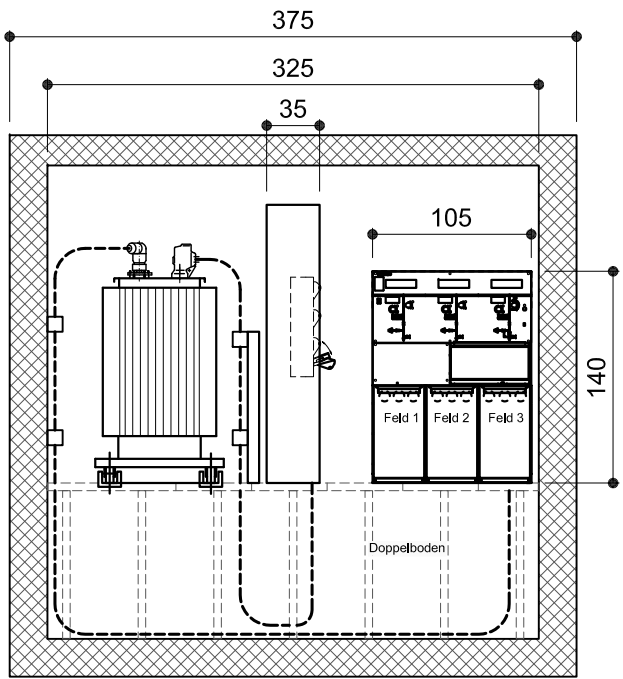

23.04.2025

St.Gallisch-Appenzellische  
Kraftwerke AG  
Marco Ammann  
Leiter Regionalnetze

**sak**

**ST.GALLISCH-APPENZELLISCHE  
KRAFTWERKE AG**  
Vadianstrasse 50 | P.F. 2041  
CH-9001 St.Gallen  
T +41 (0)71 229 51 51 | info@sak.ch | sak.ch

TS Lantertschwil

Gemeinde Wattwil

Vorlage- und Schemaplan

Plan Nr. 25392  
Massstab 1:50  
Projekt Nr. P0-13625

|             |     |            |
|-------------|-----|------------|
| Gezeichnet  | SDJ | 07.11.2024 |
| Geprüft     | HBS | 07.11.2024 |
| Freigegeben |     |            |
| Änderung A  |     |            |
| Änderung B  |     |            |
| Änderung C  |     |            |
| Änderung D  |     |            |
| Ersatz für  |     |            |