




Schnitt B - B

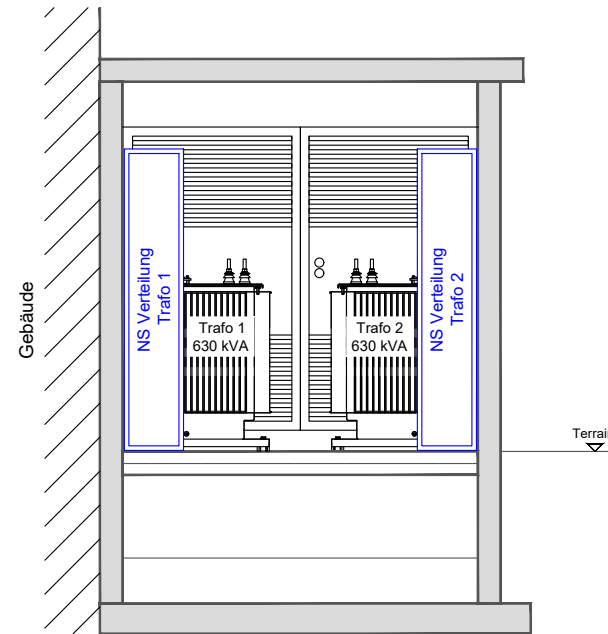

Schnitt A - A

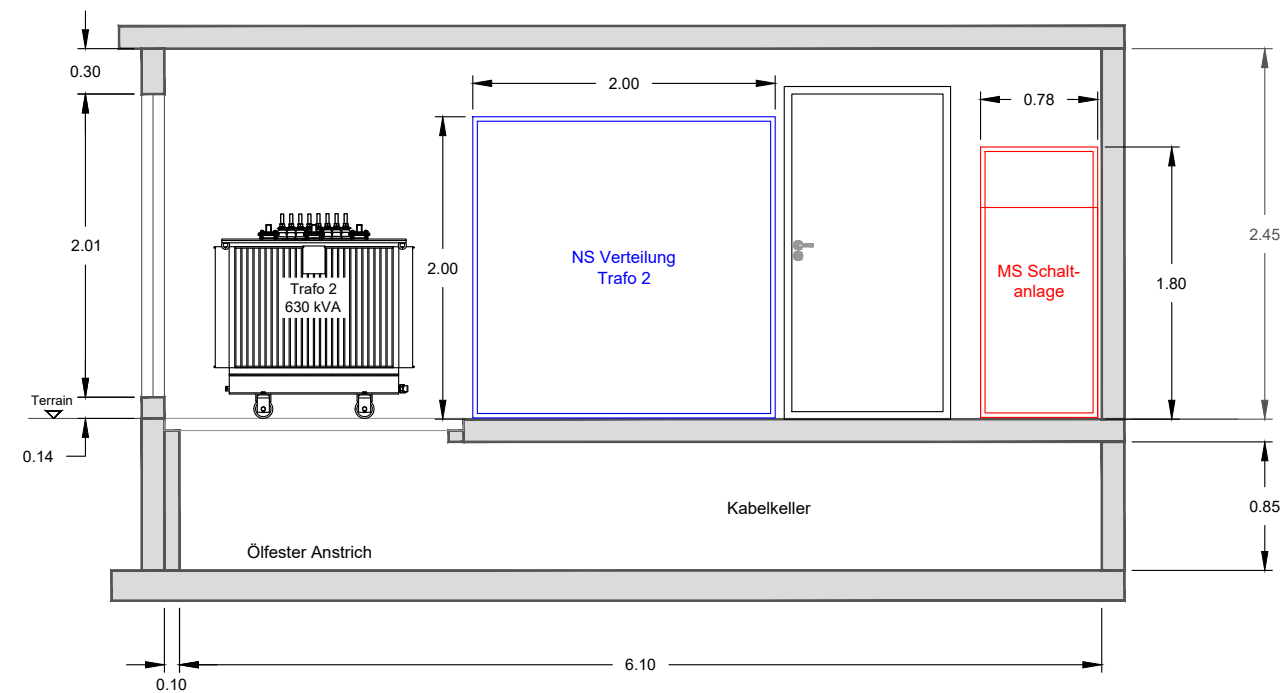

Grundriss

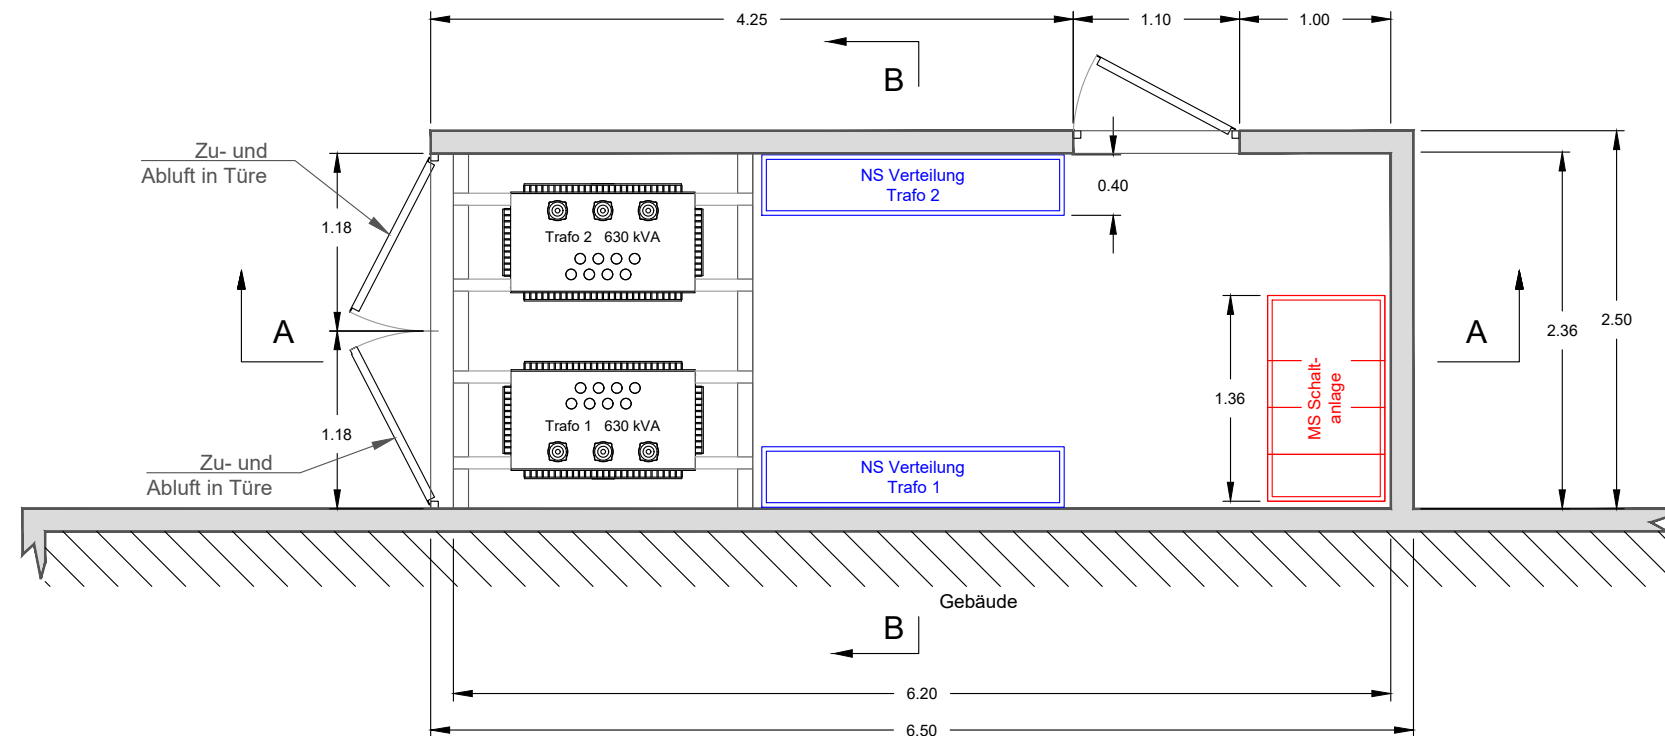

Legende

- Mittelspannung
- Niederspannung

INGENIEURTEAM AG
Balgacherstrasse 26
9445 Rebstein
T +41 71 727 97 00
www.ingenieurteam.ch

EV Au

TS 50 Hauptstrasse 49
Disposition

Projektleiter: Mirco Castrovinci

Massstab: 1 : 50

Gezeichnet: 10.07.2025

EM

Revidiert: 04.11.2025

EM

001-624-003

Revidiert:

Revidiert: