



GRUNDRISS

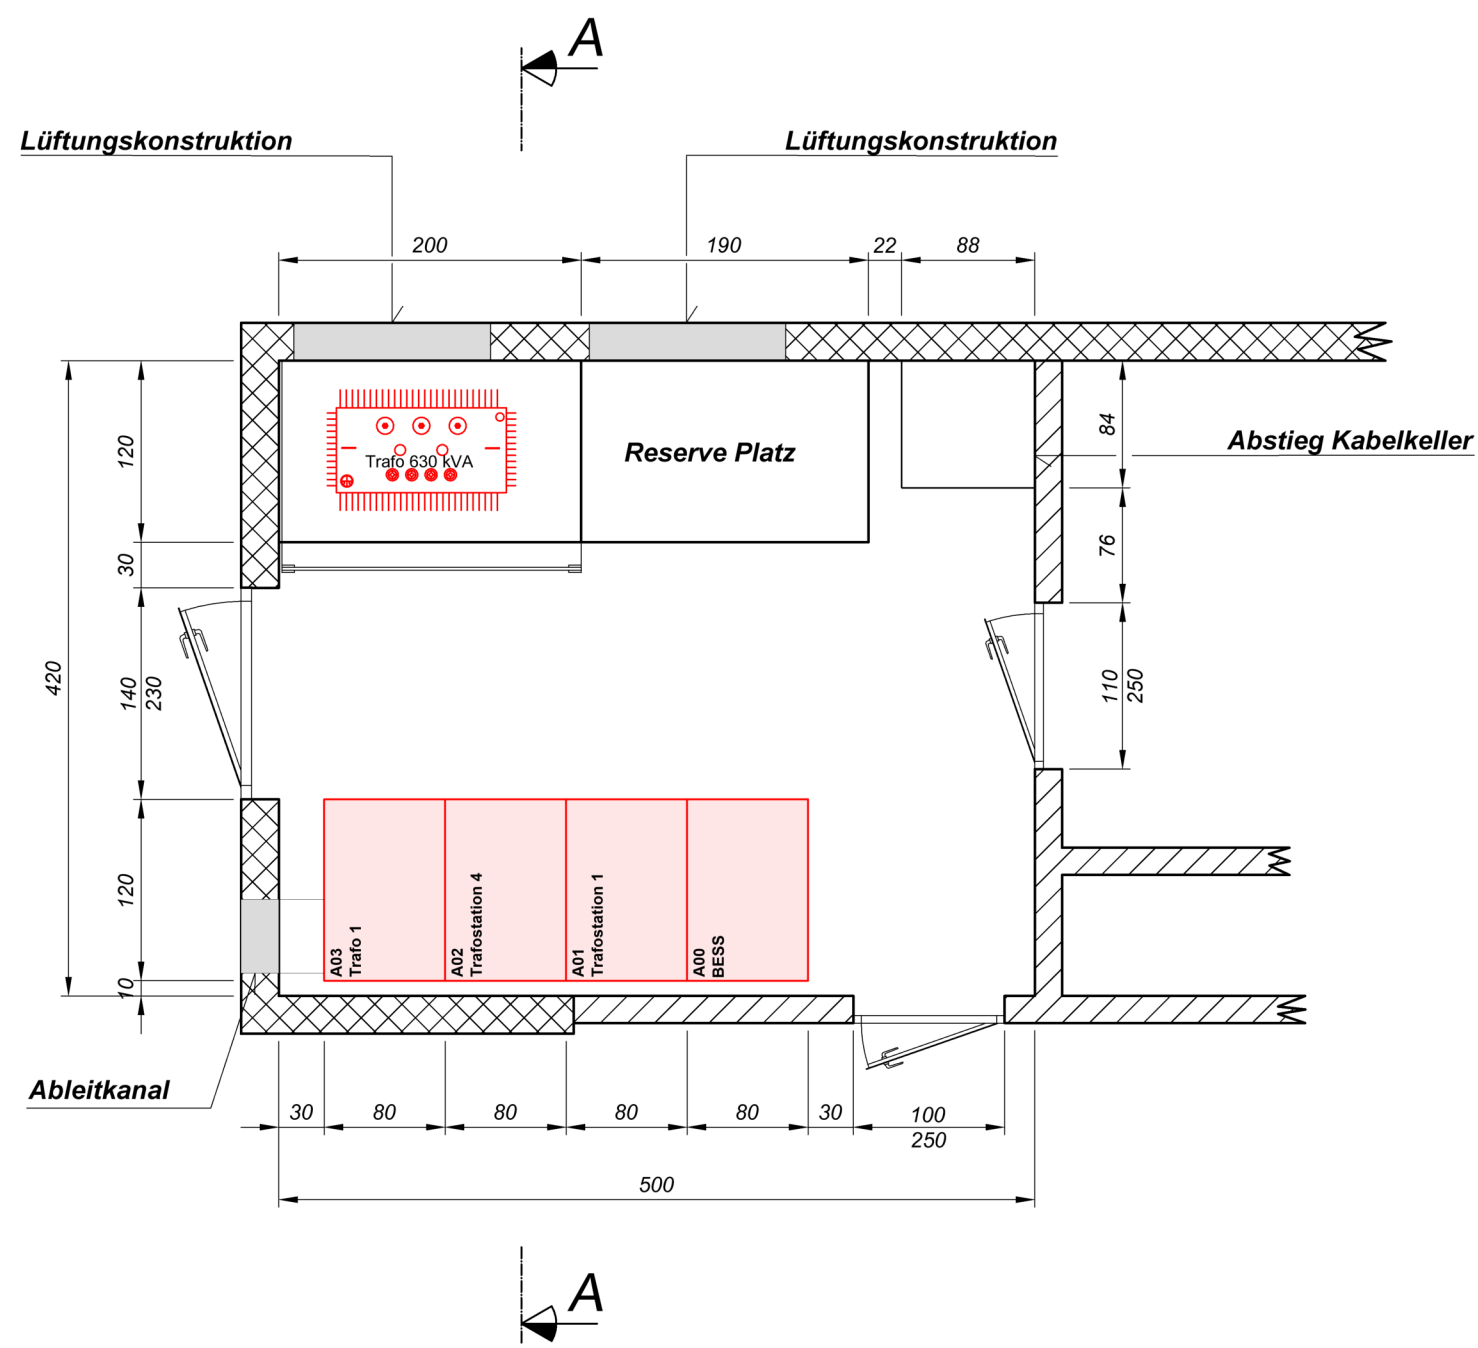

SCHNITT A-A

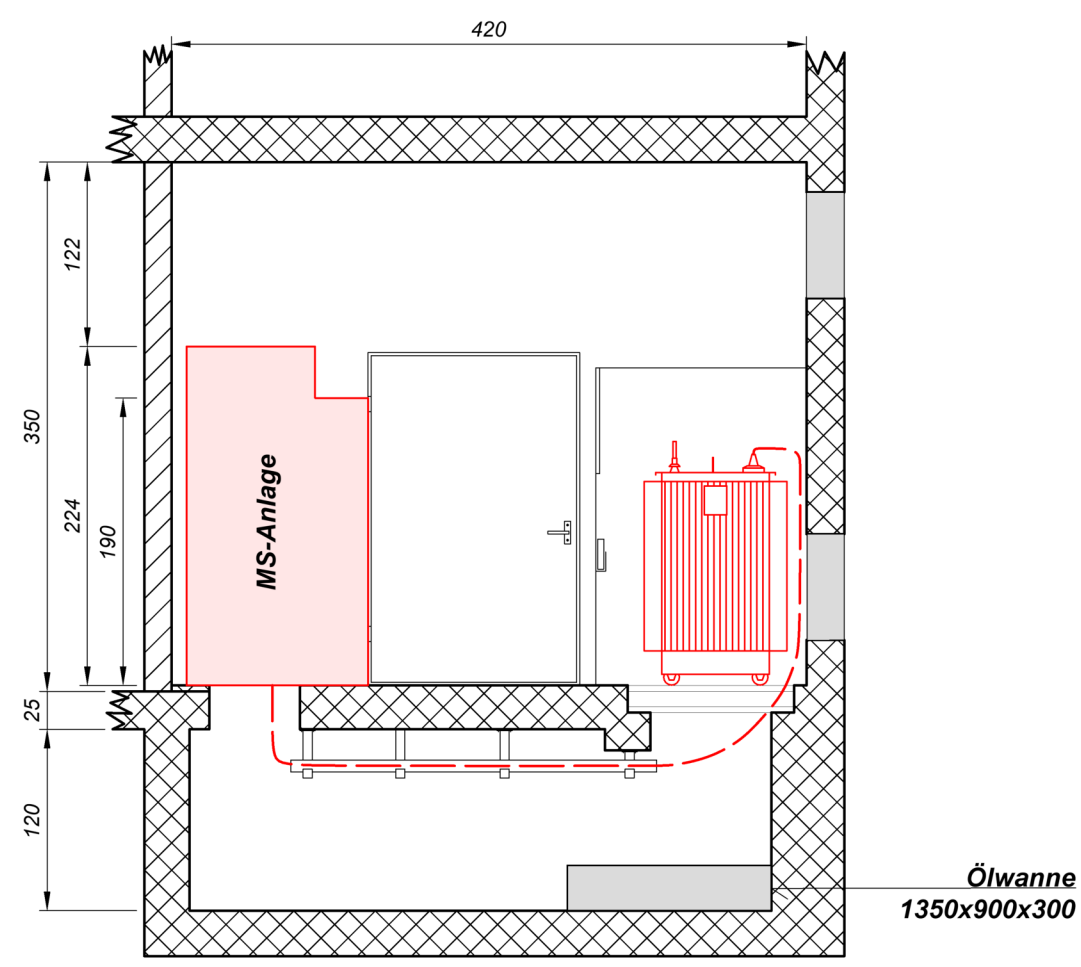

ABWASSERVERBAND ALTENRHEIN
TRAFOSTATION 2
Disposition Trafostation



Baar, Bilten, Chur, Oberbüren, St. Gallen, Weinfelden, Winterthur
IBG B. Graf AG Engineering
Flurhofstrasse 158d
CH-9000 St. Gallen
Tel. +41 (0)58 356 60 00
E-Mail: stgallen@ibg.ch
Internet: www.ibg.ch

WIR PLANEN
DIE INFRASTRUKTUR
VON MORGEN

Massstab: 1 : 50	Format: A3
Projektleiter: R. Städler	Projekt: 2016
Ersteller: Ch. Kramer	Datum: 19.10.2016
Kontrolliert: A. Schmid	Datum: 19.02.2026
Revidiert: 26.04.17 KRA	Revidiert: 30.10.17 FH
Revidiert: 19.02.2026 GRN	Revidiert:
Revidiert:	Revidiert:

Nummer: 1602170-01-4002

Legende:

- Mittelspannung
- Niederspannung
- Stahlbeton
- Backstein