





Querprofil C - C 1:100
Routen Nr. 33074

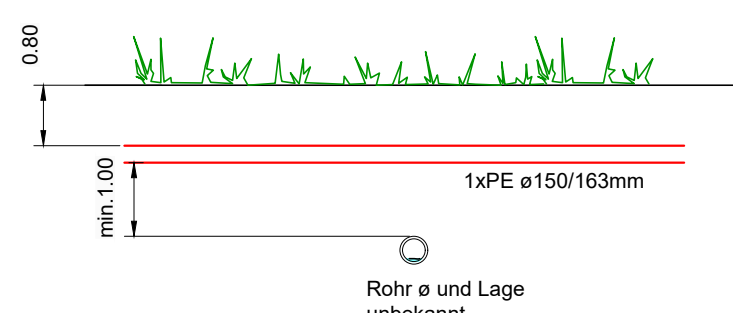

Querprofil B - B 1:100
Routen Nr. 10184

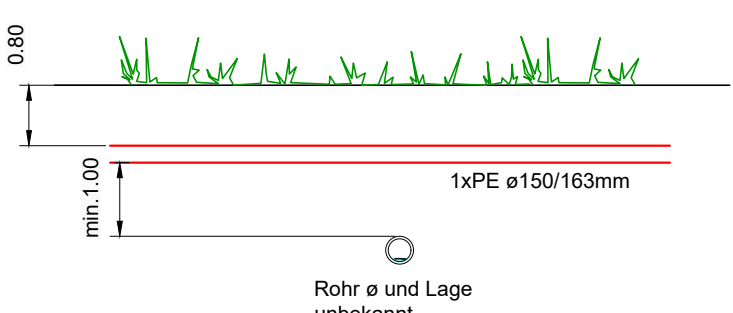

Schnitt A-A 1:200
Spülbohrung
Wilerstrasse

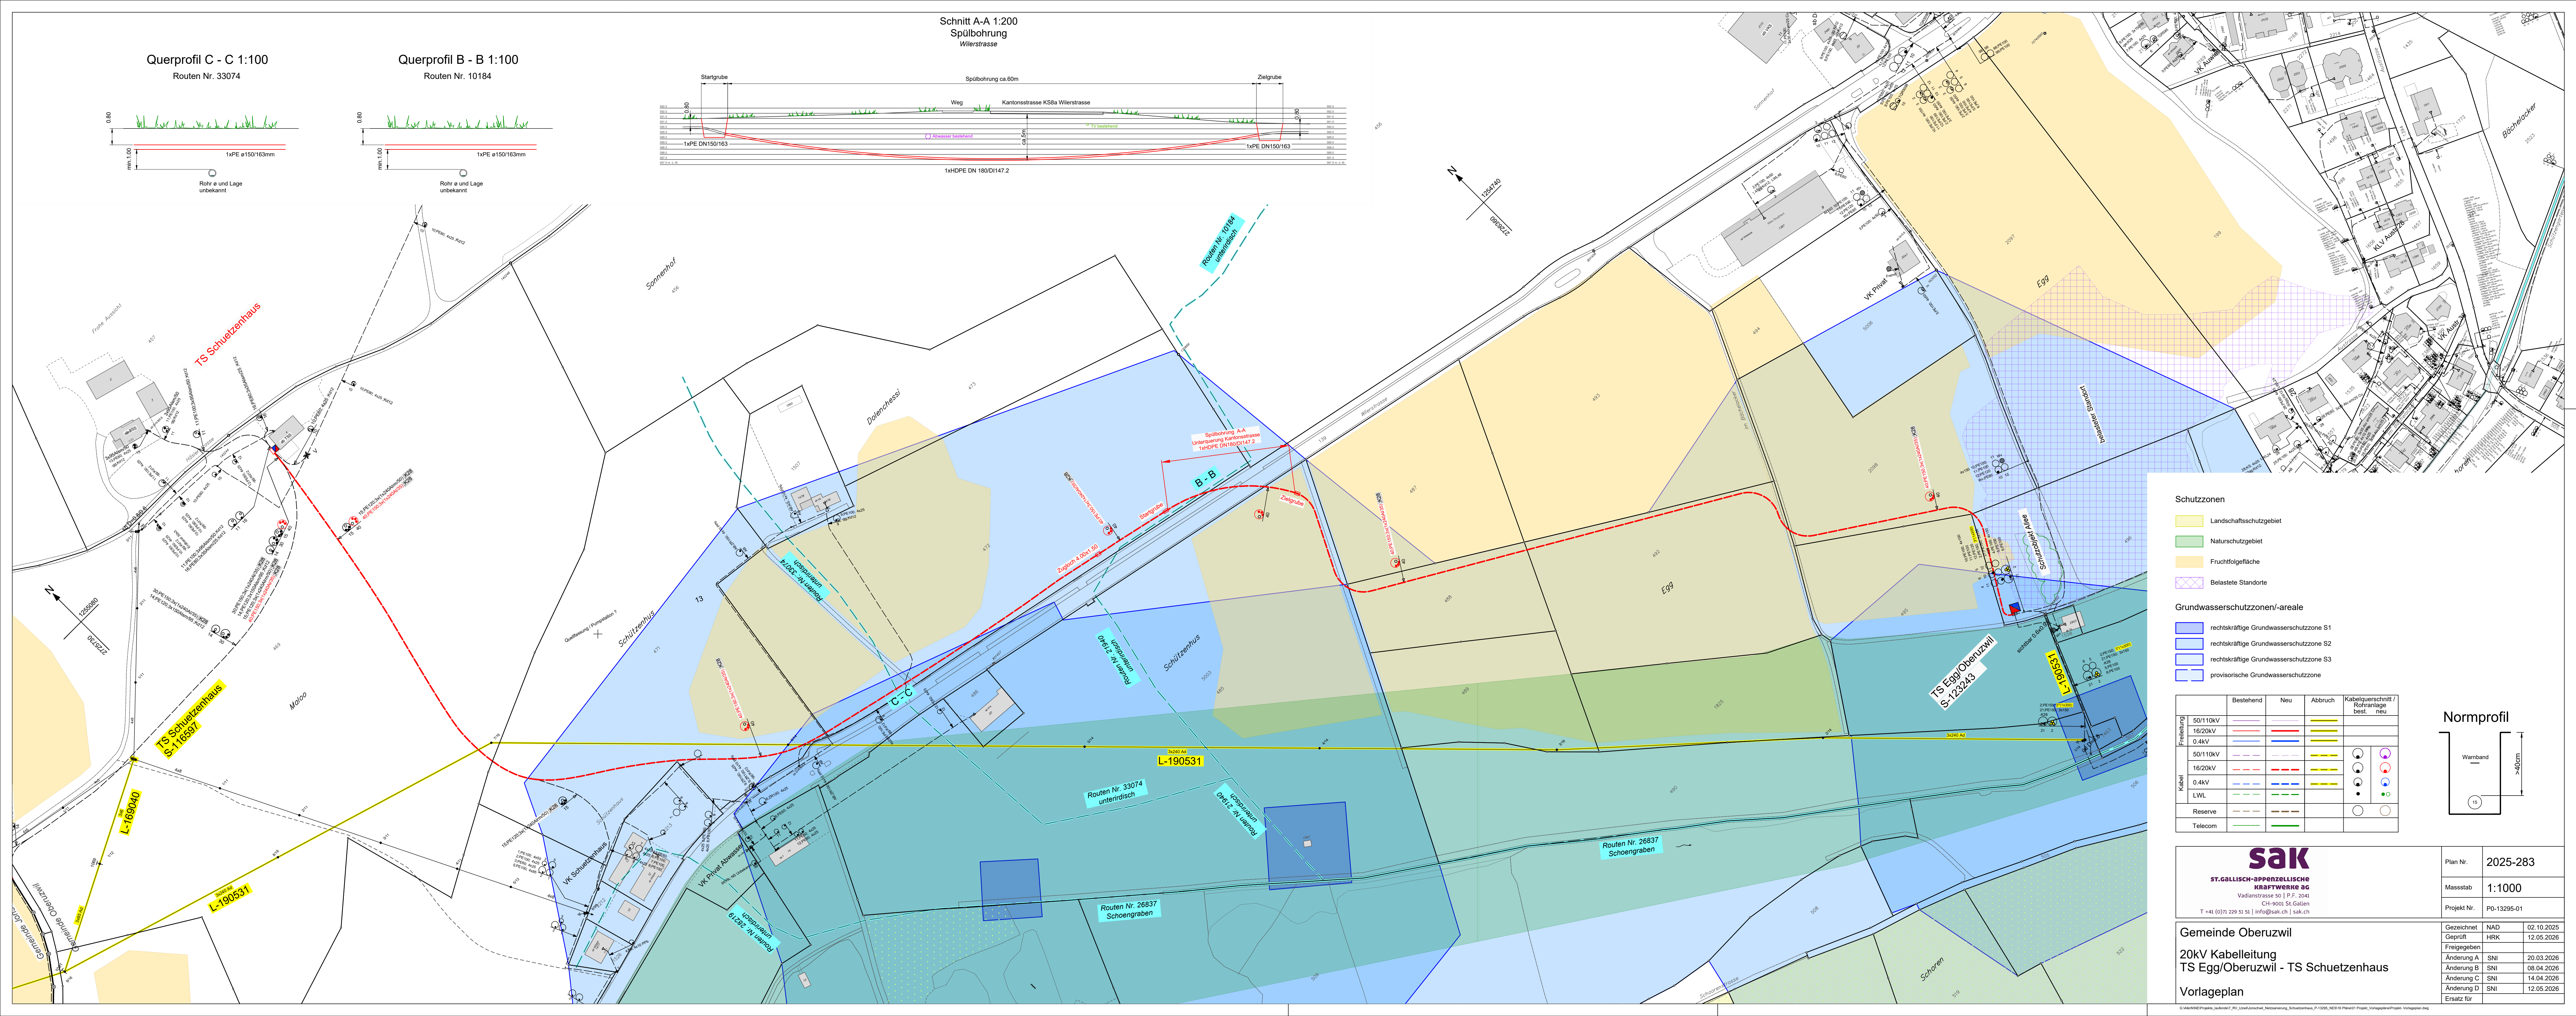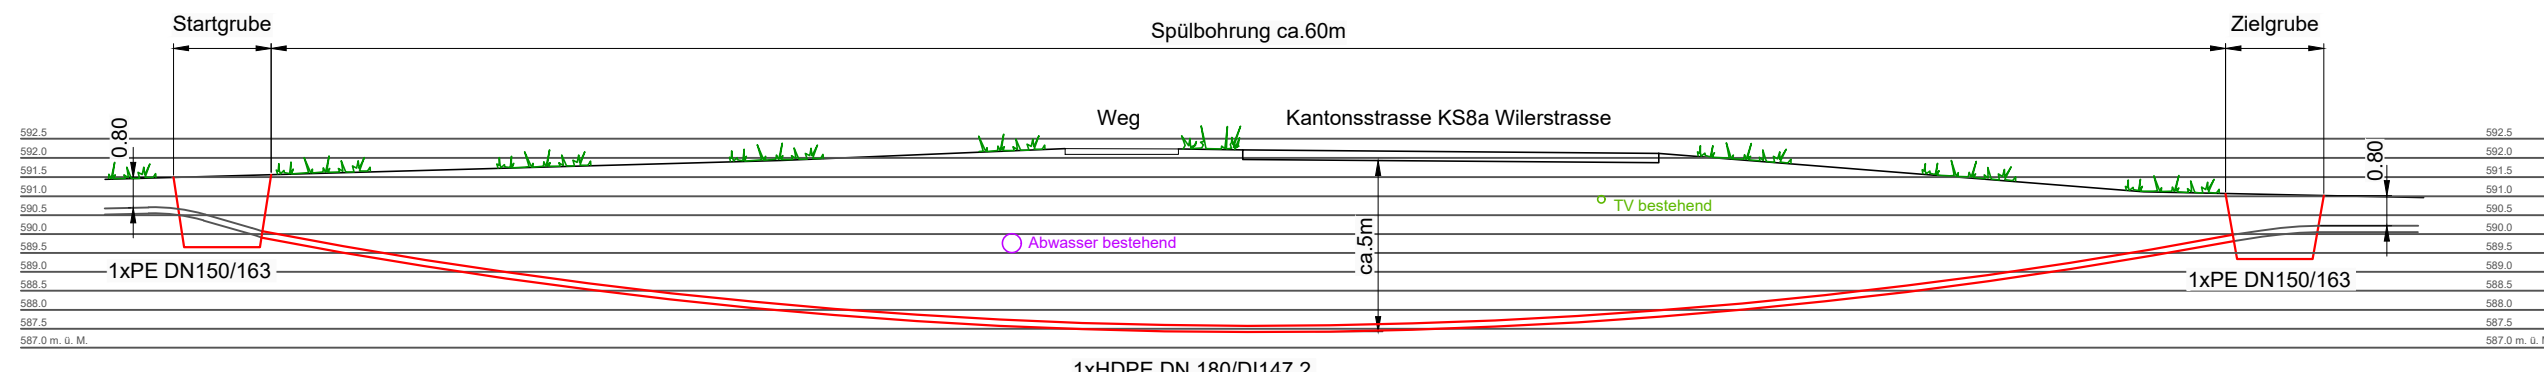

Schutzzonen


- Landschaftsschutzgebiet
- Naturschutzgebiet
- Fruchtfolgefläche
- Belastete Standorte

Grundwasserschutzzonen/-areale

- rechtskräftige Grundwasserschutzzone S1
- rechtskräftige Grundwasserschutzzone S2
- rechtskräftige Grundwasserschutzzone S3
- provisorische Grundwasserschutzzone

	Bestehend	Neu	Abbruch	Kabelquerschnitt / Rohrnlage best. neu
Freileitung	50/110kV	16/20kV	0.4kV	
Kabel	50/110kV	16/20kV	0.4kV	LWL
Reserve				
Telecom				

Normprofil

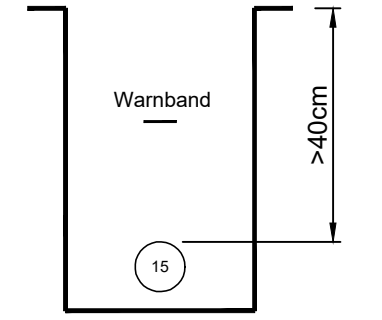

sak
ST.GALLISCH-APPENZELLSISCHE
KRAFTWERKE AG
Vadianstrasse 50 | P.F. 2041
CH-9001 St.Gallen
T +41 (0)71 229 51 51 | info@sak.ch | sak.ch

Plan Nr. 2025-283

Massstab 1:1000

Projekt Nr. PO-13295-01

Gemeinde Oberuzwil

20kV Kabelleitung
TS Egg/Oberuzwil - TS Schuetzenhaus

Vorlageplan

Gezeichnet NAD 02.10.2025

Geprüft HRK 12.05.2026

Freigegeben

Änderung A SNI 20.03.2026

Änderung B SNI 08.04.2026

Änderung C SNI 14.04.2026

Änderung D SNI 12.05.2026

Ersatz für