
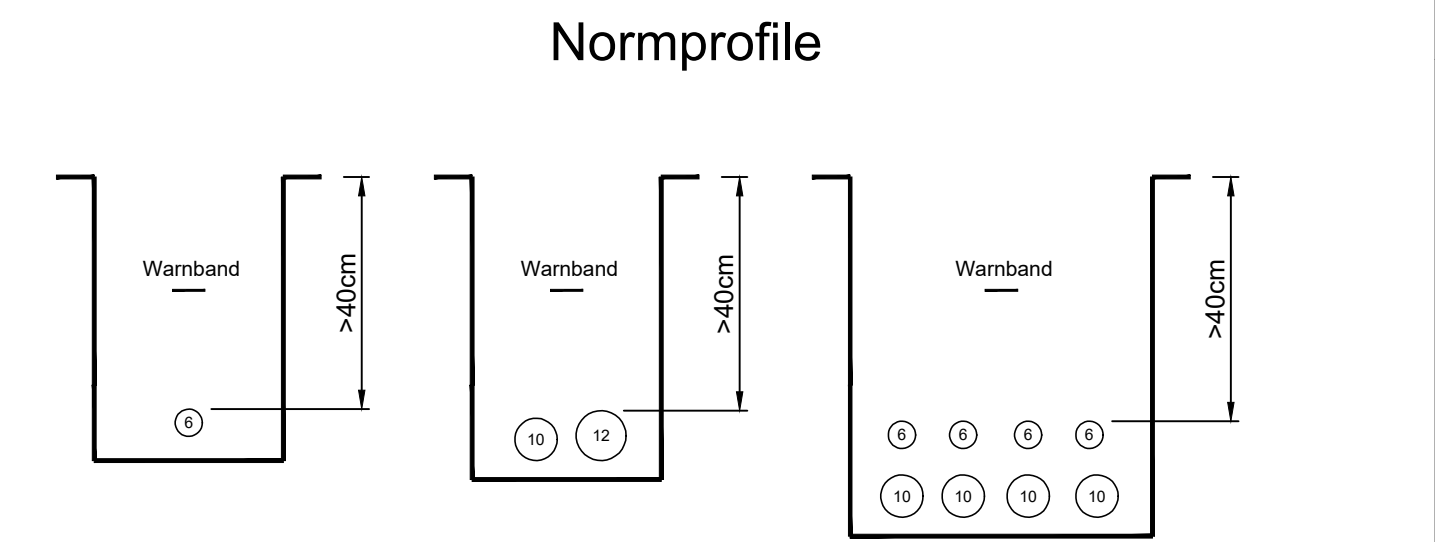
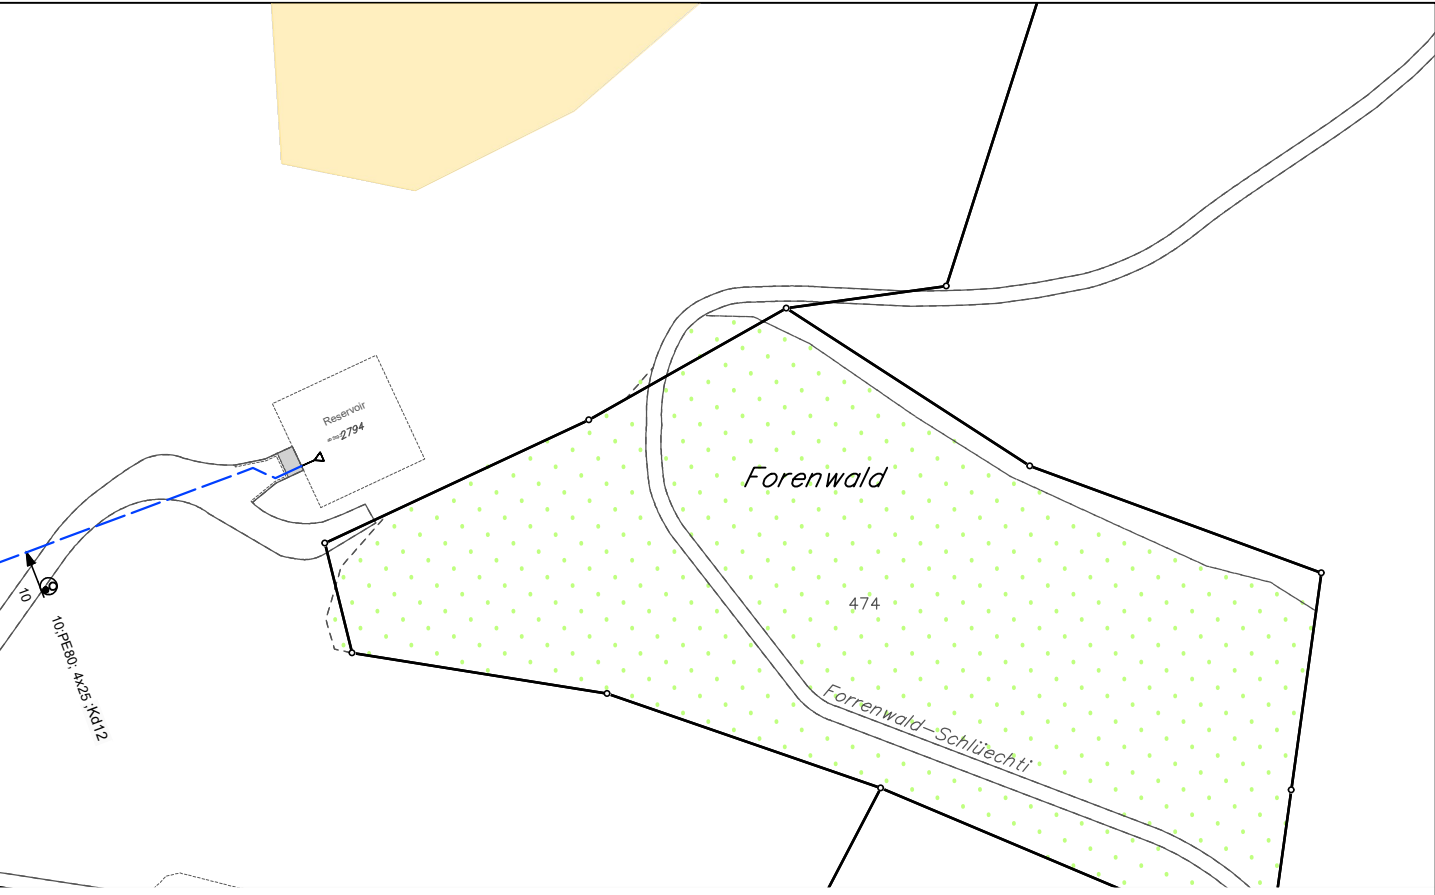


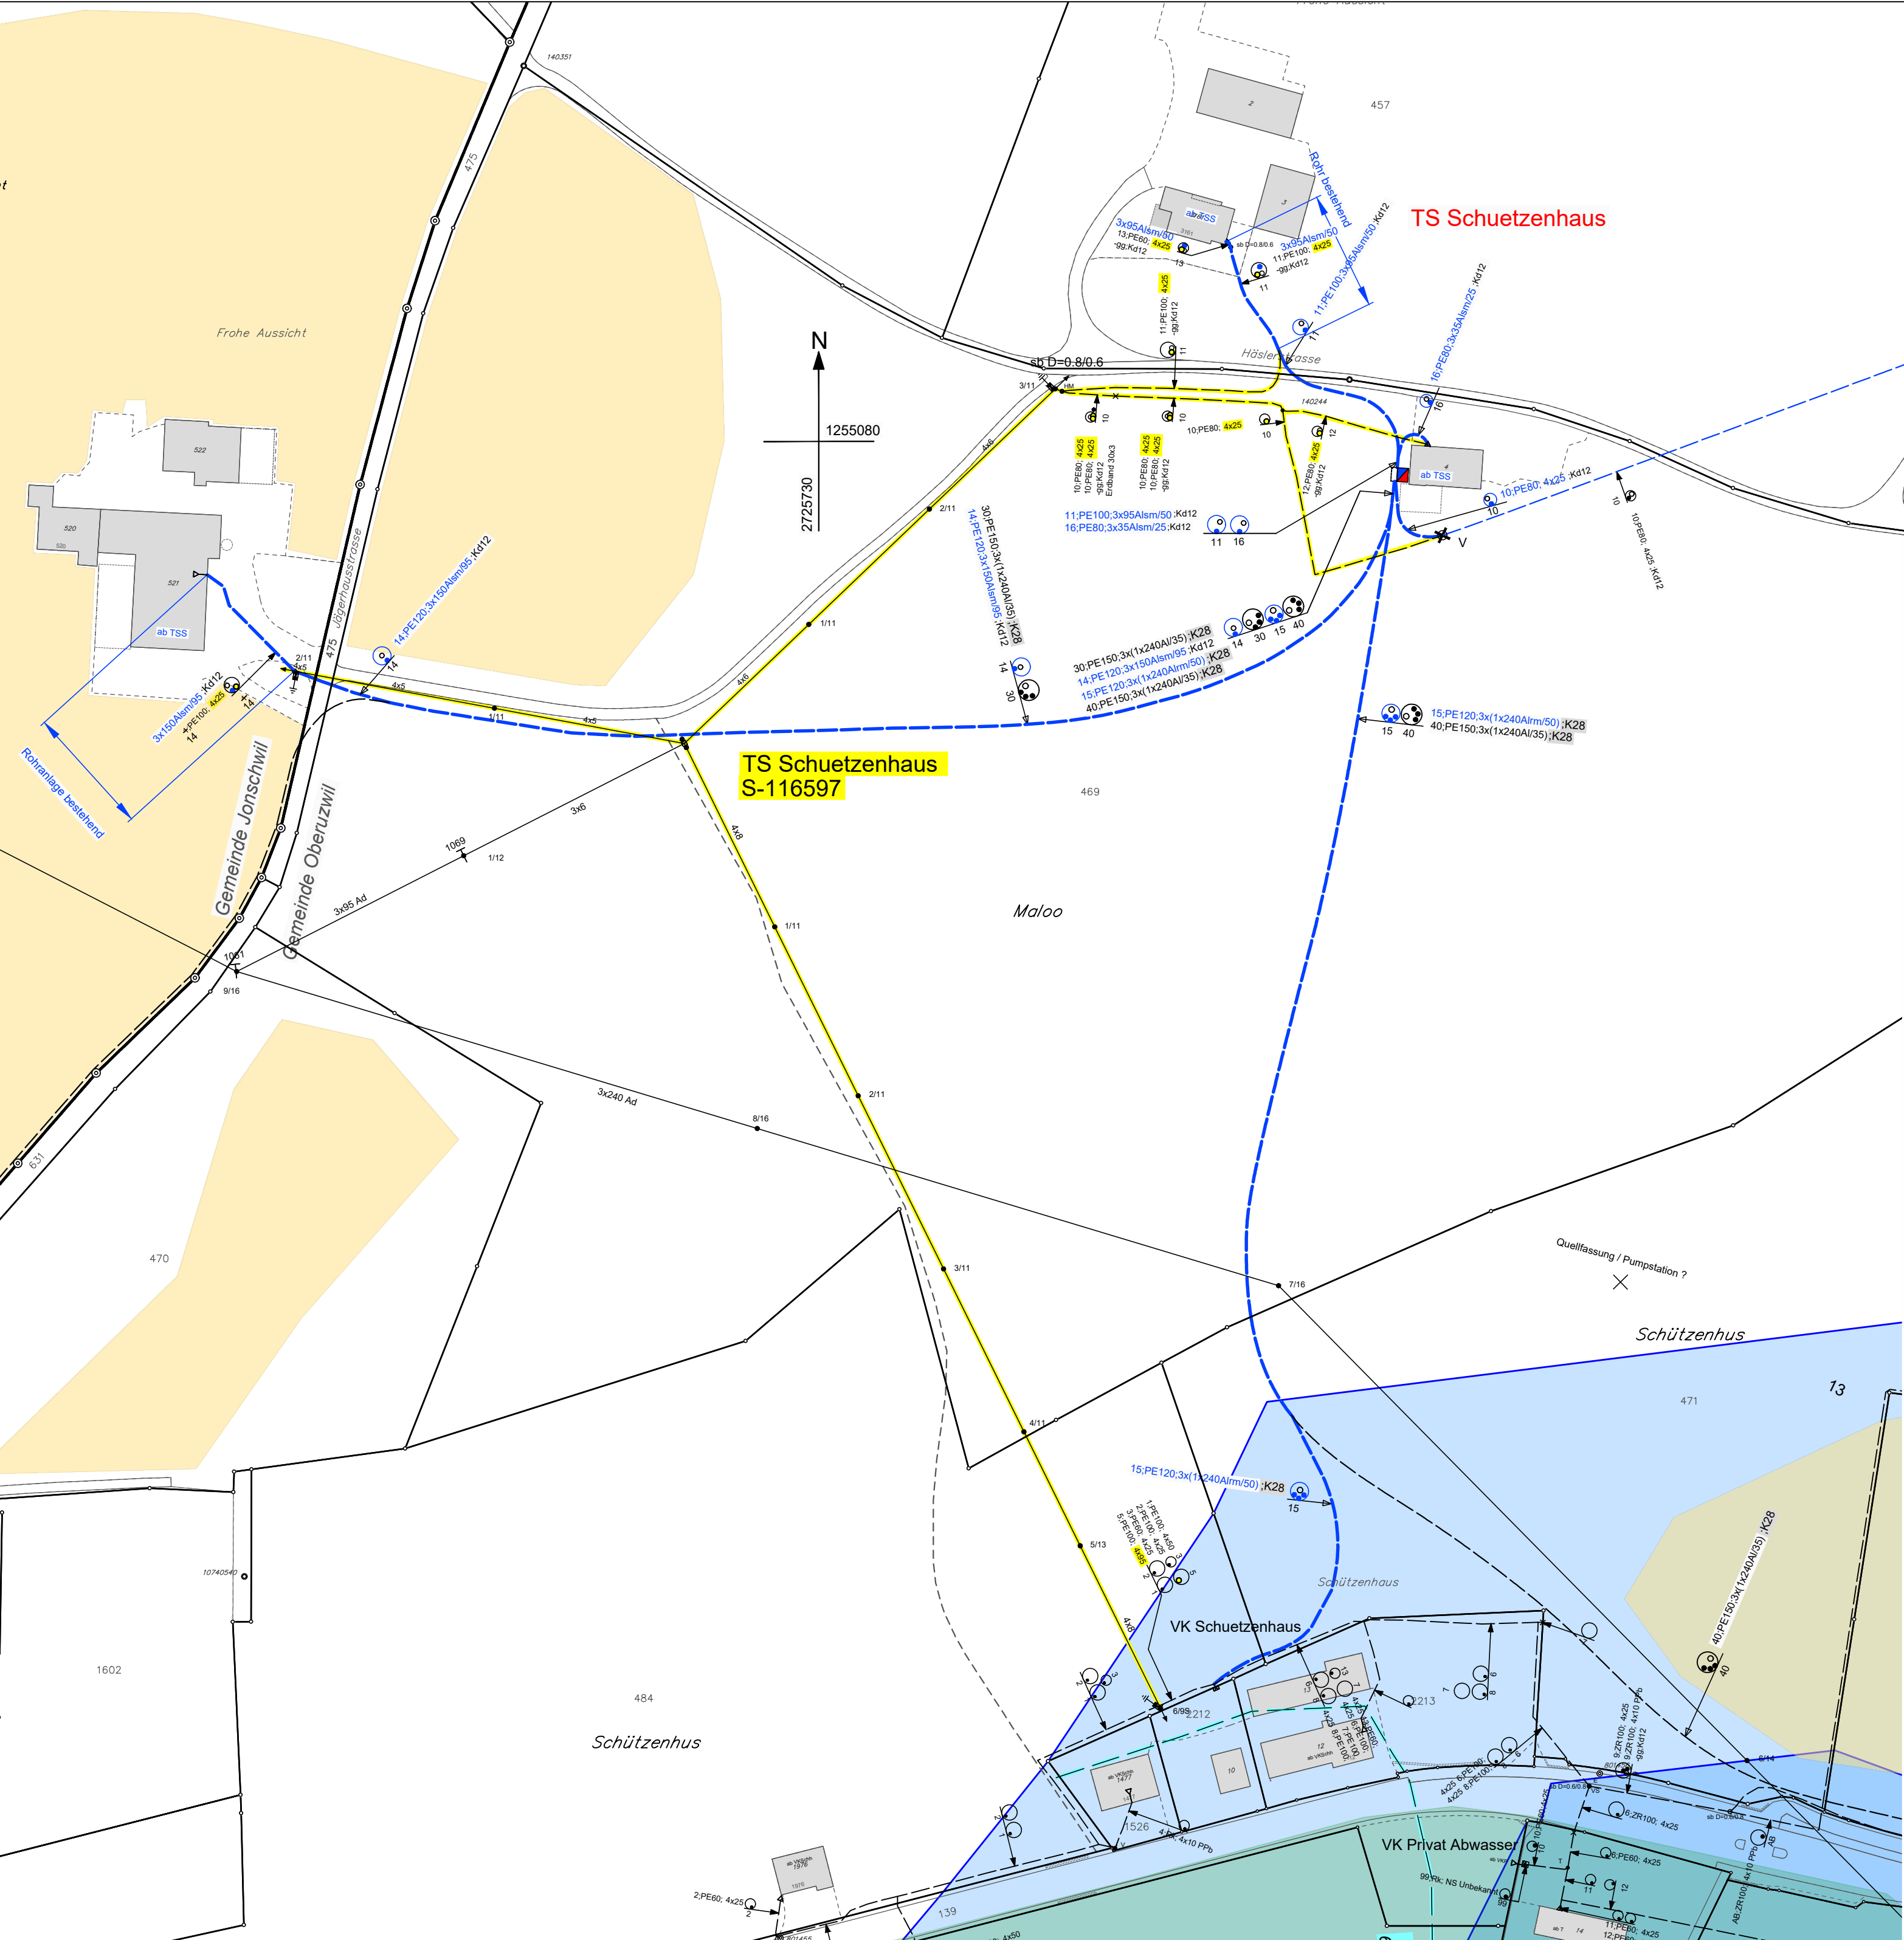

- Schutzzonen**
- Naturschutzgebiet
 - Fruchtfolgefläche
- Grundwasserschutzzonen/-areale**
- rechtskräftige Grundwasserschutzzone S1
 - rechtskräftige Grundwasserschutzzone S2
 - rechtskräftige Grundwasserschutzzone S3
 - provisorische Grundwasserschutzzone

		Bestehend	Neu	Abbruch	Kabelquerschnitt / Rohranlage	
Freileitung	50/110kV					
	16/20kV					
	0.4kV					
Kabel	50/110kV					
	16/20kV					
	0.4kV					
	LWL					
Reserve						
Telecom						

sak

ST.GALLISCH-APPENZELLISCHE
KRÄFTWERKE AG

Vadianstrasse 50 | P.F., 2041
CH-9001 St.Gallen
T +41 (0)71 229 51 51 | info@sak.ch | sak.ch

Plan Nr.

2025-362

Massstab

1:1000

Projekt Nr.

P0-13295-31

Gemeinden Jonschwil, Oberuzwil		Gezeichnet	NAD	02.12.2025
0.4kV Kabelverteilstrecke Schützenhaus ab TS Schuetzenhaus		Gepüft	HRK	12.05.2026
Vorlageplan		Freigegeben		
		Änderung A	SNI	20.03.2026
		Änderung B	SNI	08.04.2026
		Änderung C	SNI	14.04.2026
		Änderung D	SNI	12.05.2026
		Ersatz für		