


Grundriss

Schlitz in Kabelkeller
Umlegung LWL Kabel
Breite 40cm

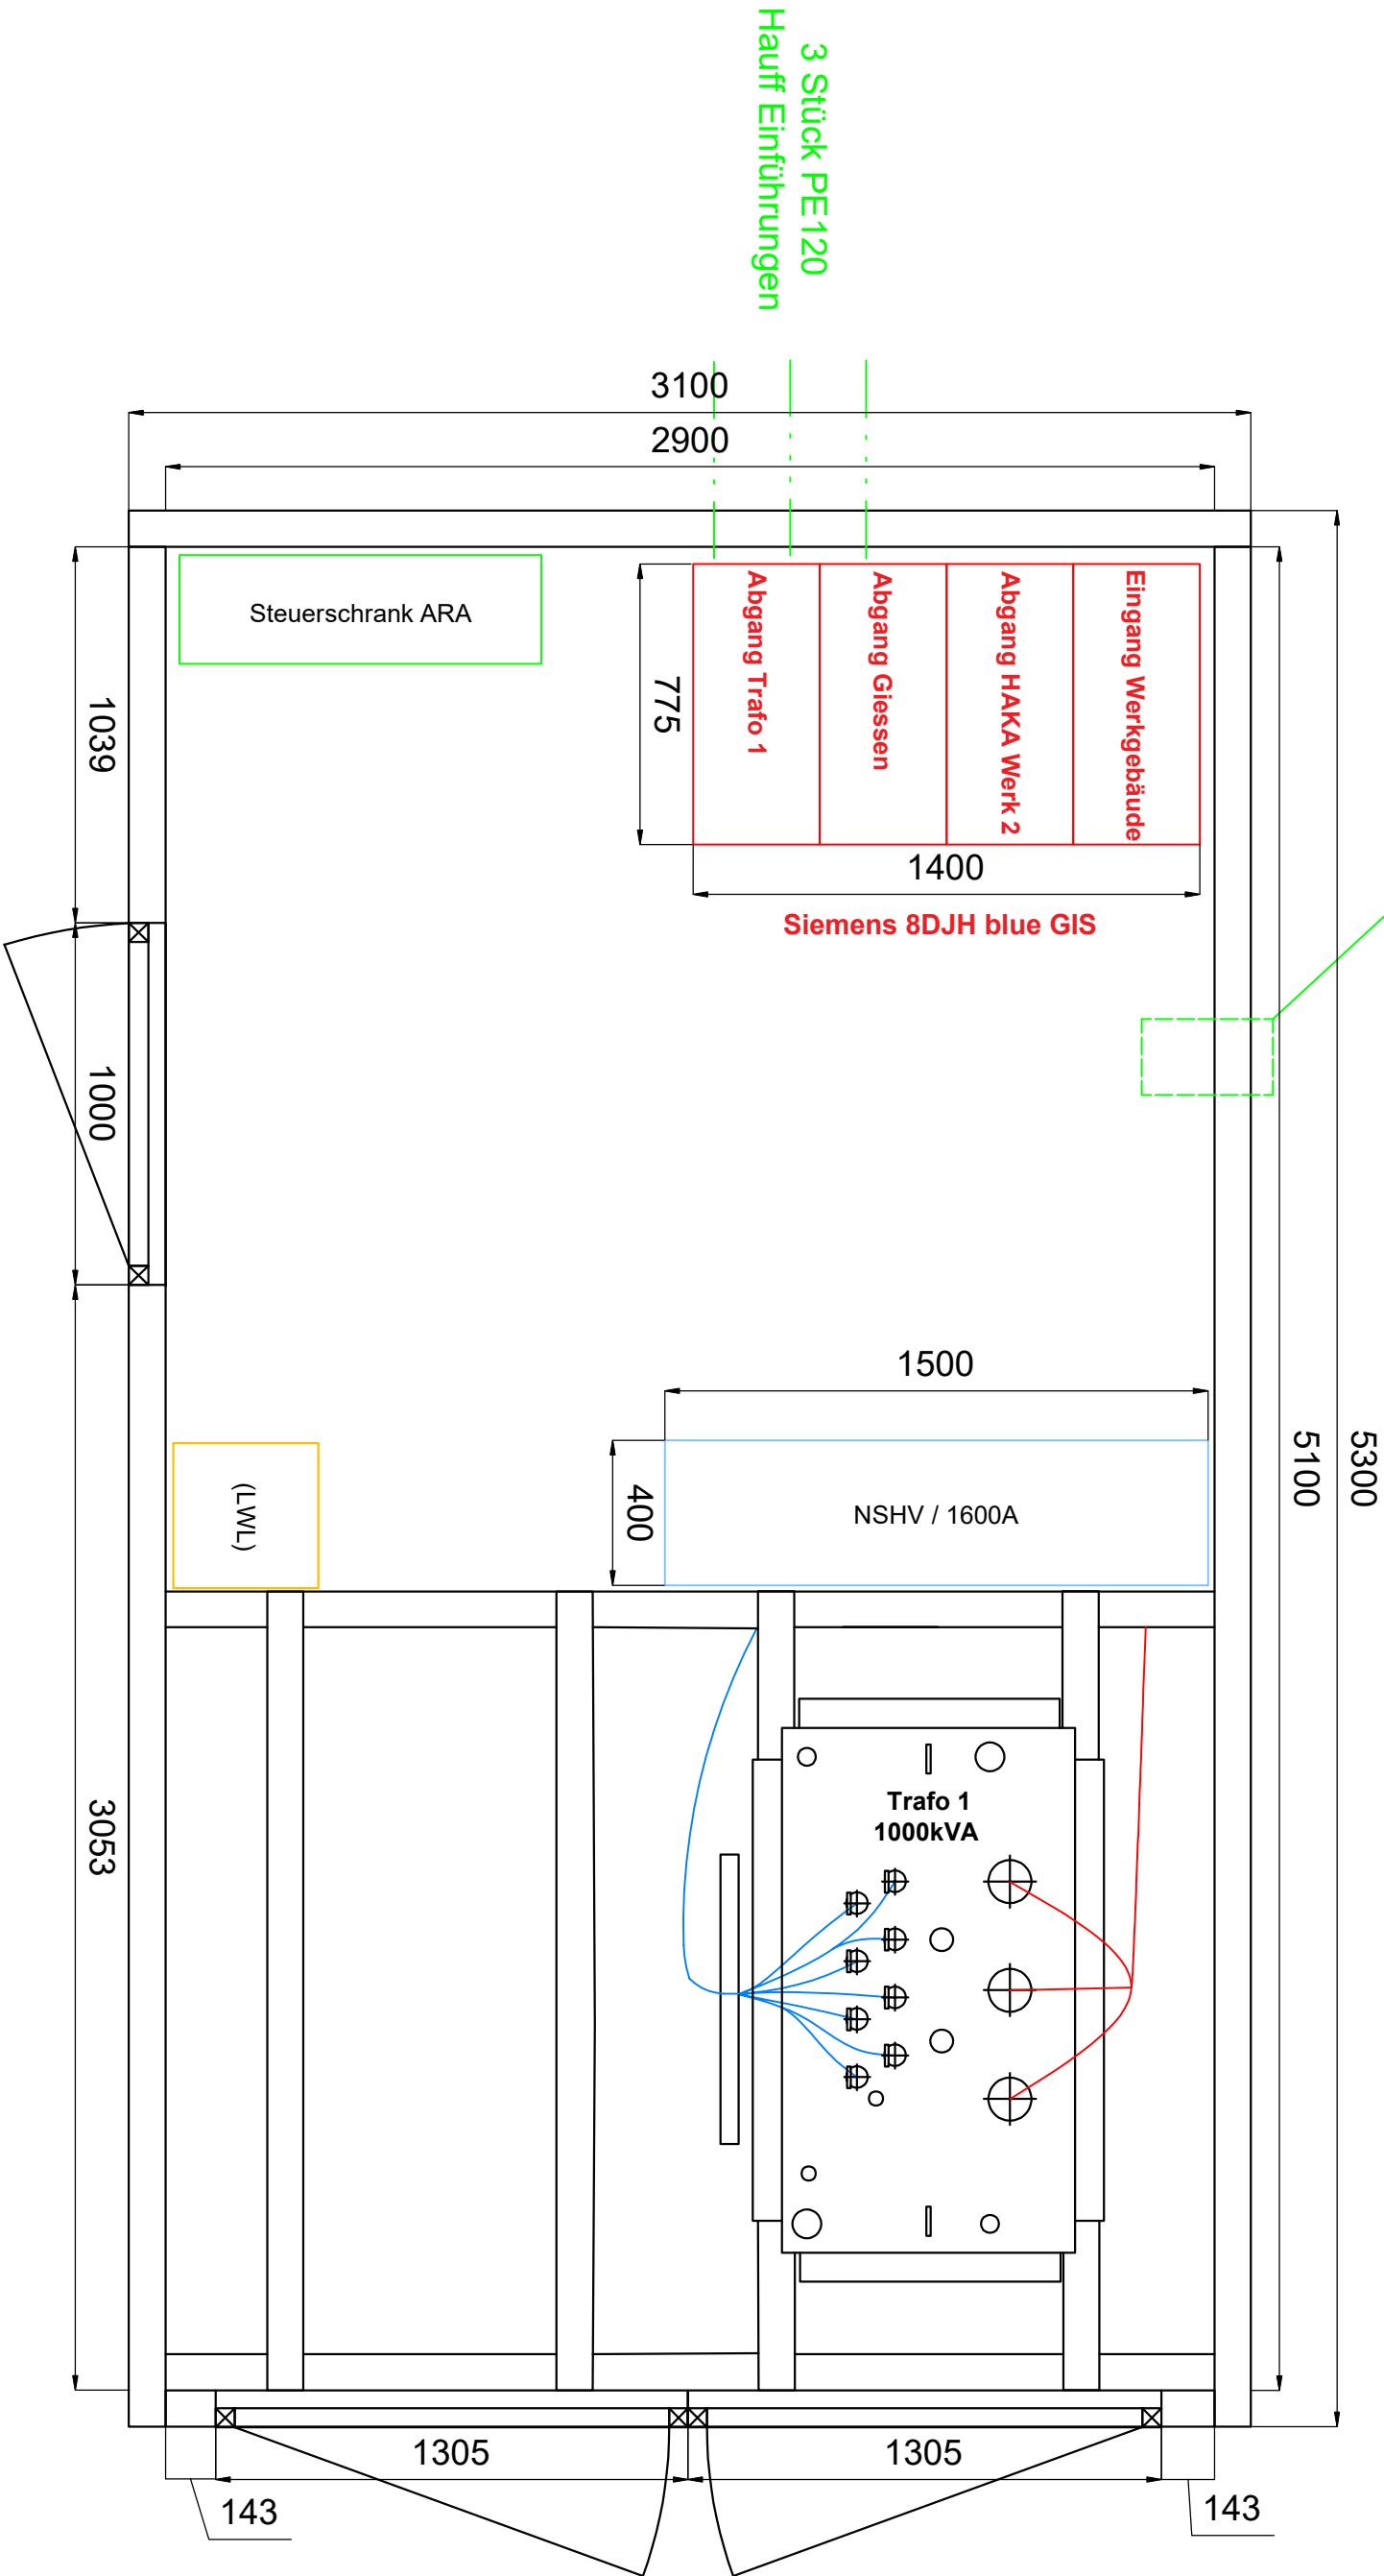

Elektroplanung für Elektrizitätswerke,
Industrie und Gewerbe

EVU-Beratung AG
9403 Goldach, 9326 Horn, Telefon 071 841 30 50
info@evu-beratung.ch, www.evu-beratung.ch

Elektrizitätsversorgung Benken

Trafostation Buechenstrasse
Disposition

Plangrösse A3	Gezeichnet Geändert	26.08.2025/FD 13.10.2025/FD
Massstab 1 : 20	Geändert	06.11.2025/FD

225382 / 4.1